

Poświadczam, że niniejszy dokument został opracowany w wyniku prac geodezyjnych i kartograficznych, których rezultaty zawiera operat techniczny wpisany do ewidencji materiałów państwowego zasobu geodezyjnego i kartograficznego.

Organ prowadzący państwowy zasob geodezyjny i kartograficzny: STAROSTA POWIATU WROCLAWSKIEGO

Identyfikator ewidencyjny materiału zasobu geodezyjnego i kartograficznego: RD223/2018

Data wpisania (operat techniczny do ewidencji materiałów zasobu): 06.12.2018

Imię i nazwisko i podpis osoby reprezentującej organ: Marek Stękała, Dyrektor Powiatowego Zakładu Katastrального

MAPA DO CELÓW PROJEKTOWYCH
6.146.12.13.2.1; 6.146.12.13.2.2


Oznaczenie kancelaryjne zgłoszenia pracy geodezyjnej	TZ.430.3851.2018	Skala mapy	1:500
Miejscowość	Rzeplin	Oznaczenie granicy obszaru który był przedmiotem aktualizacji	---
Jednostka ewidencyjna	Żorawina	Oznaczenie i informacja o służebnościach gruntowych mających wpływ na zagospodarowanie gruntów, zlokalizowanych w granicach projektowanej inwestycji	nie badano
Obręb ewidencyjny	0020		
Nazwa układu współrzędnych	2000/18		
	Kronstadt 60		

KLEPACCY Usługi Geodezyjne s.c.
Jarosław Klepacki, Michał Klepacki
53-129 Wrocław, ul. Sudecka 82/1
501 053 371, 505 20 30 86

Geodeta
Klepacki Jarosław
ul. Sudecka 82/1, 53-129 Wrocław
tel. 505 20 30 86

Kazimierz Bieniaszewski
nr uprawnień 2544/85

27.11.2018

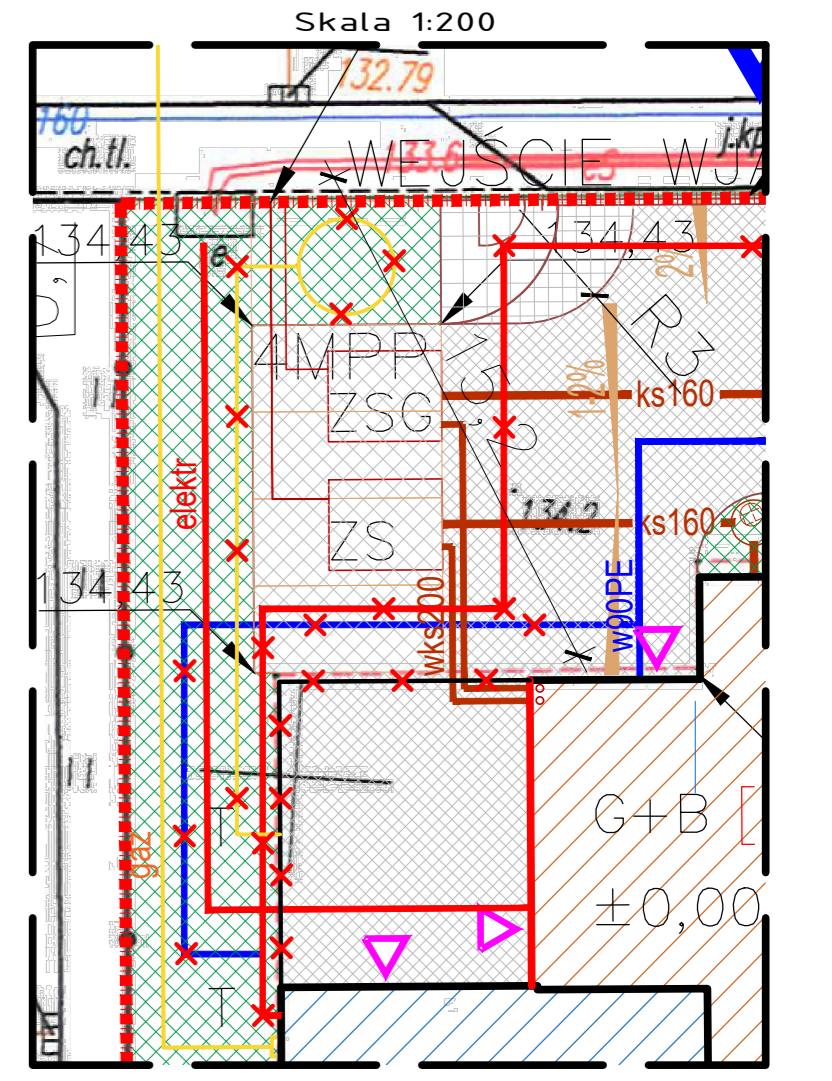

- Zmiany dotyczą:
- zmniejszenia powierzchni zabudowy budynku w części gastronomiczno – usługowej,
 - zmiana lokalizacji przyłączy – elektrycznego,
 - zmiana lokalizacji przyłączy – wody,
 - zmiana lokalizacji odpowietrzenia kanalizacji sanitarnej do zbiorników bezodpływowych,
 - zmiana ogrzewania z olejowego na gazowe:
 - rezygnacja ze zbiornika olejowego i przyłącza olejowego,
 - nowe przyłącze gazowe,
 - wykonanie utwardzenia placu w miejscu pomniejszonej części gastronomiczno –biurowej.

LEGENDA:

① Budynek gastronomiczno-usługowy

② Budynek produkcyjno-magazynowy

- kd Granica Działki
- ks Przyłącz kanalizacji deszczowej
- wks Przyłącz kanalizacji sanitarnej
- elekt Przyłącz elektryczny
- gaz Przyłącz gazu
- w Przyłącz wody

- Wjscia/wjazdy do budynku
- ZSG Zbiornik bezodpływowy na ścieki sanitarne z powierzchni gastronomicznej 10m3
- ZS Zbiornik bezodpływowy na ścieki sanitarne z powierzchni biurowej 10m3
- ZR Zbiornik retencyjny, materiał: PE, średnica: 2,40m, długość: 11,02m, pojemność całkowita 50m3
- § Projektowana obudowa śmietnika 4,50x2,30m
- Wjazd na działkę

Istniejąca linia elektroenergetyczna SN 20kV wraz z terenem, na którym obowiązują ograniczenia w użytkowaniu zgodnie z MPZP

KONSORCJUM PROJEKTOWO- WYKONAWCZE

ASSP BIURO KONSTRUKCYJNO BUDOWLANE

S-PROJEKT BIURO PROJEKTOWO- BUDOWLANE

ASSP inż. Piotr Stoński, Adres: ul.Kusocińskiego 19, 47-300 Krapkowice Tel. 0048 693405445, pslonski@poczta.onet.pl

S-PROJEKT inż. Damian Sławik , ul. Dziedziewicka 19 Kępna 47-330 Zdzieszowice, tel. +48 601 448 393 , d.slawik@projekt.net

Opracowanie Projektu: inż. Piotr Stoński	
Architektura Projektował: mgr inż. arch. Adam Norbert Nossol upr. nr 04/OPOKK/2012	
Architektura Sprawdził: mgr inż. arch. Grzegorz Janik upr. nr 06/OPOKK/2019, OP-0168	
Instalacje elektryczne Projektował: mgr inż. Tomasz Hudala upr. bud. nr OPL/0699/PWOE/11	
Instalacje elektryczne Sprawdził: mgr inż. Marek Dudek upr. bud. nr OPL/0631/PWOE/10	
Instalacje sanitarne Projektował: mgr inż. Jarostaw Świągost upr. proj. nr OPL/0141/POOS/05	
Instalacje sanitarne Sprawdził: inż. Józef Lis upr. proj. nr 33/87/0p	
Nazwa obiektu budowlanego:	Skala: 1:500
PARK I INKUBATOR PRZEDSIĘBIORCZOŚCI: BUDYNEK PRODUKCYJNO - MAGAZYNOWY Z POWIERZCHNIĄ GASTRONOMICZNĄ I BIUROWĄ;	Numer rys.: PZD
Nazwa rysunku: Projekt zagospodarowania terenu	Data: 11.2018
Lokalizacja - jednostka: 022309_2 Żorawina, dz. Nr 270/12, AM-1, obręb: nr 0020, Rzeplin, adres: al. Kalifornijska, Rzeplin	
Inwestor : NBS PROGRESS SPÓŁKA Z O. O. ul. Ofiar Oświęcimskich 19a_50 - 069 Wrocław	
Projekt chroniony prawem Autorskim. PRZEKAZYWANIE I KOPIOWANIE PROJEKTU NIEZGODNIE Z UMOWĄ JEST NIEDOZWOLONE.	