



# Kellergeschoß


## M 1:50

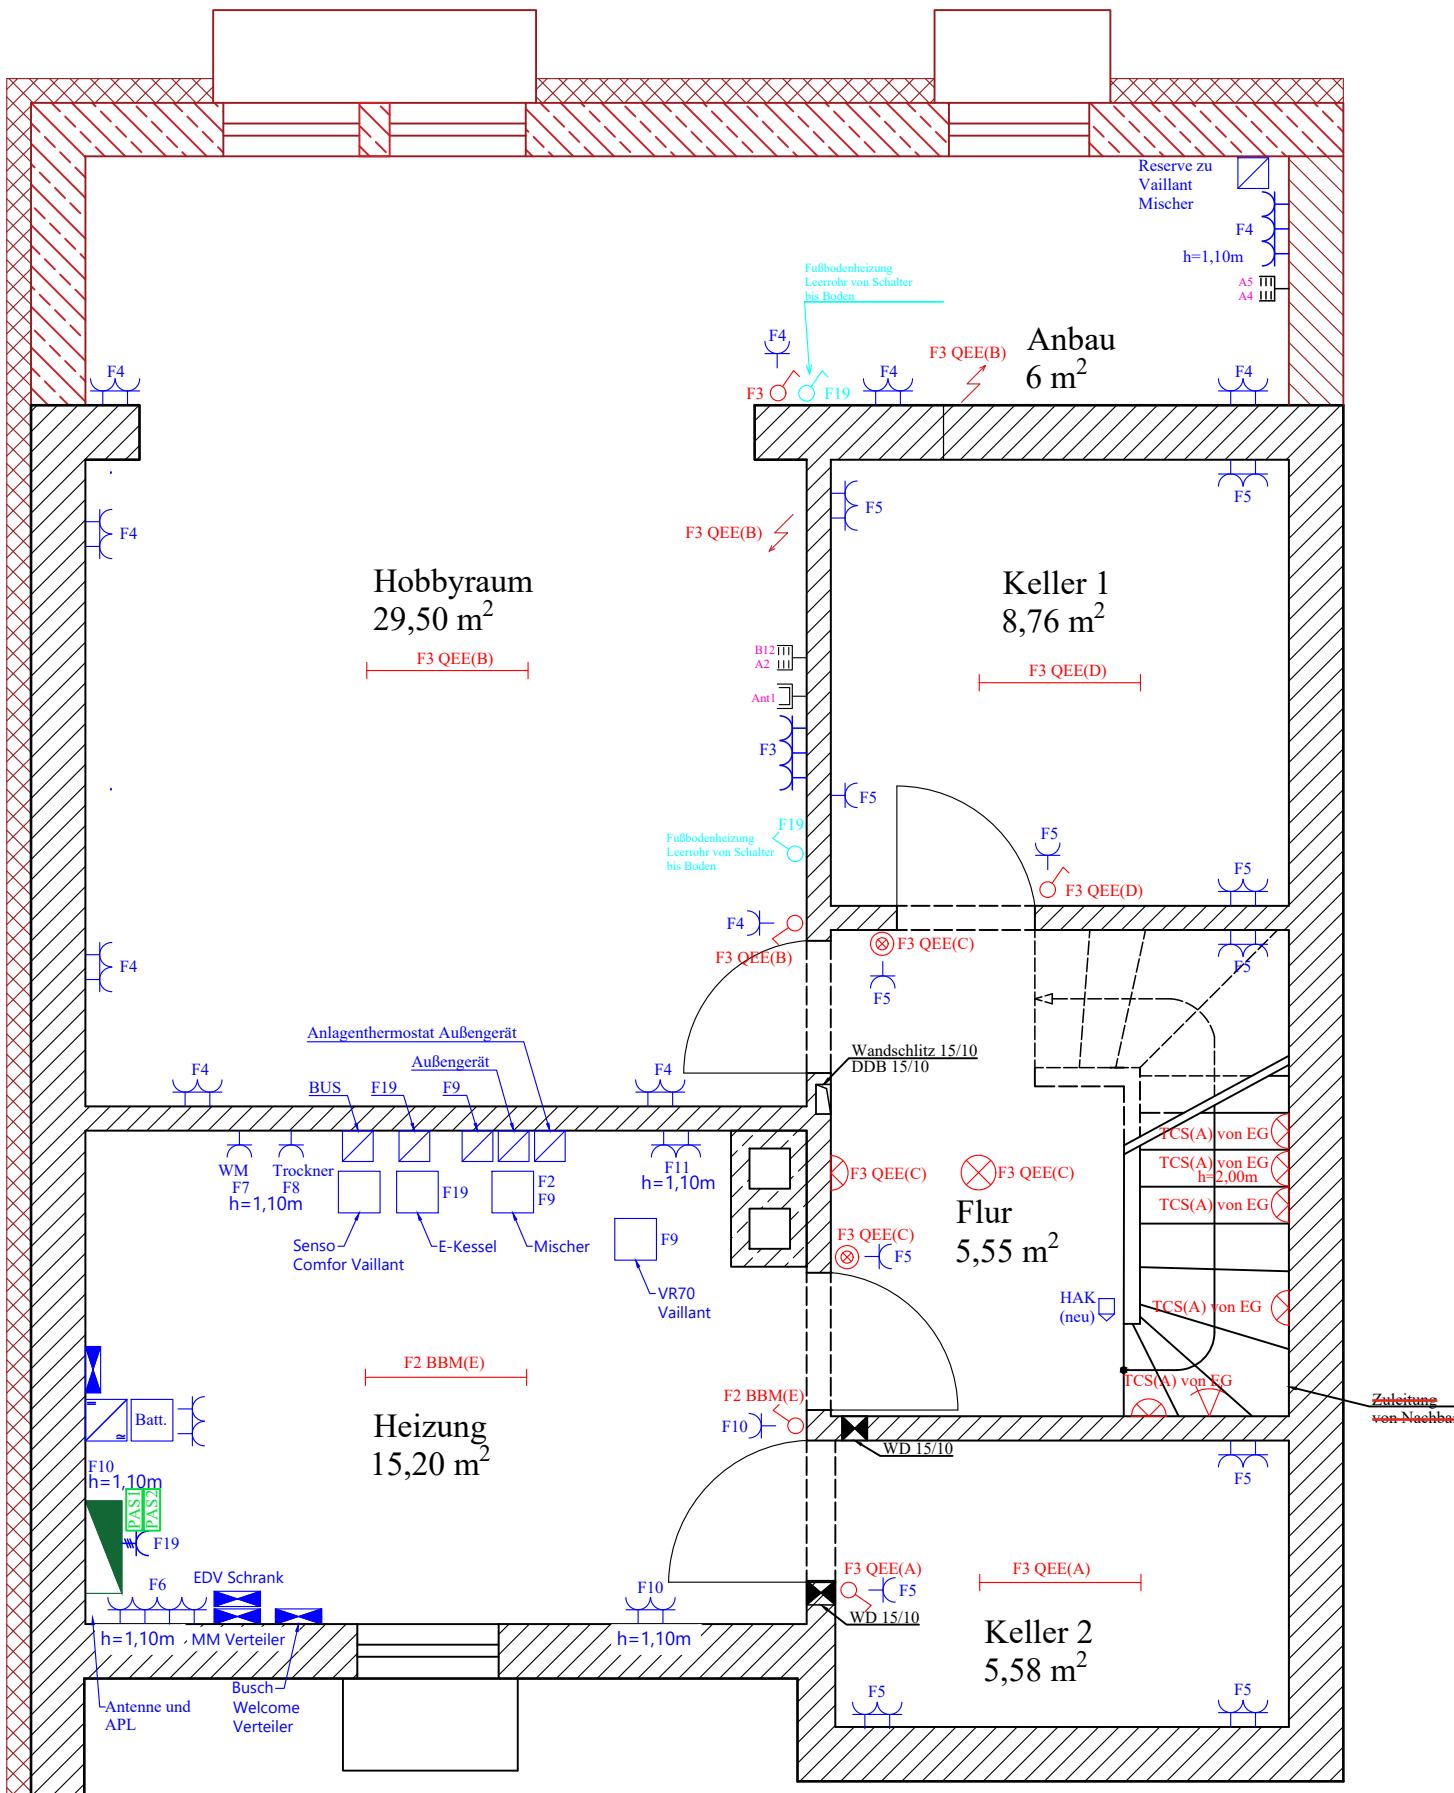

## ~~Legende~~

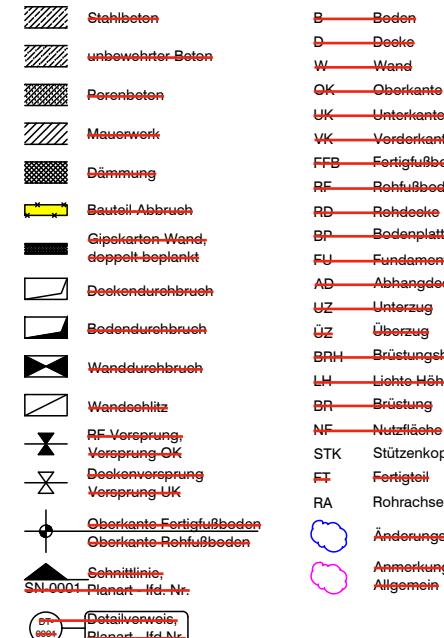

## ~~Legende Elektro~~

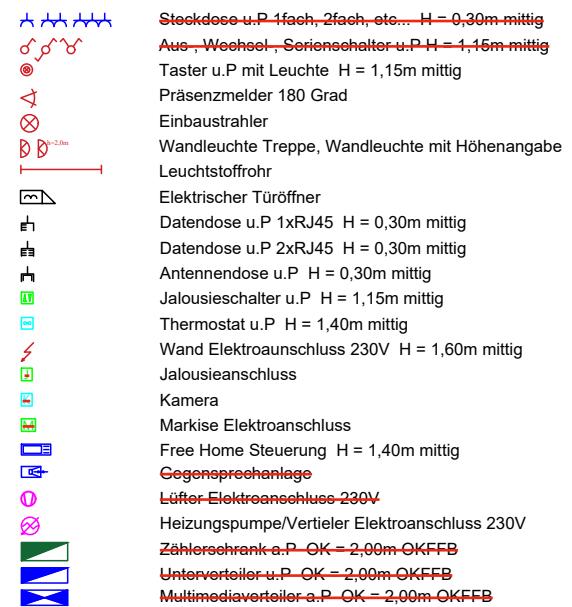

## Indexliste

J	Anpassen der Stromkreise	MK	09.06.2023
I	Anpassen der IT Ports	MK	08.05.2023
H	Anpassen der Stromkreise und andere Elementen	MK	07.03.2023
G	Anpassen der Quadratur, Lufter, Kabelrinnen, etc...	MK	21.10.2022
-	Plan erstellt	MK	20.04.2022
INDEX	ÄNDERUNG	GEZ.	DATUM

## ~~Bauvorhaben~~

# ~~Erweiterung und Modernisierung einer Doppelhaushälfte~~

## ~~Baugrundstück~~

~~82049 Pullach i. Isartal~~

## Antragstelle

A decorative horizontal bar at the bottom of the slide. It features a black background with a white diamond grid pattern. A solid red horizontal line runs across the center of the bar.

## Planungsphase

# Montageplan Elektrotechnik

## Planinhalt

# Grundriss Kellergeschoß Elektrotechnik Neumontage

Datum

Plandatum  
**20.04.2022**

Maßstab  
1:50

Projekt-Nr.  
**202204**

0 1/5

Format  
297x420