


1. Obergeschoss

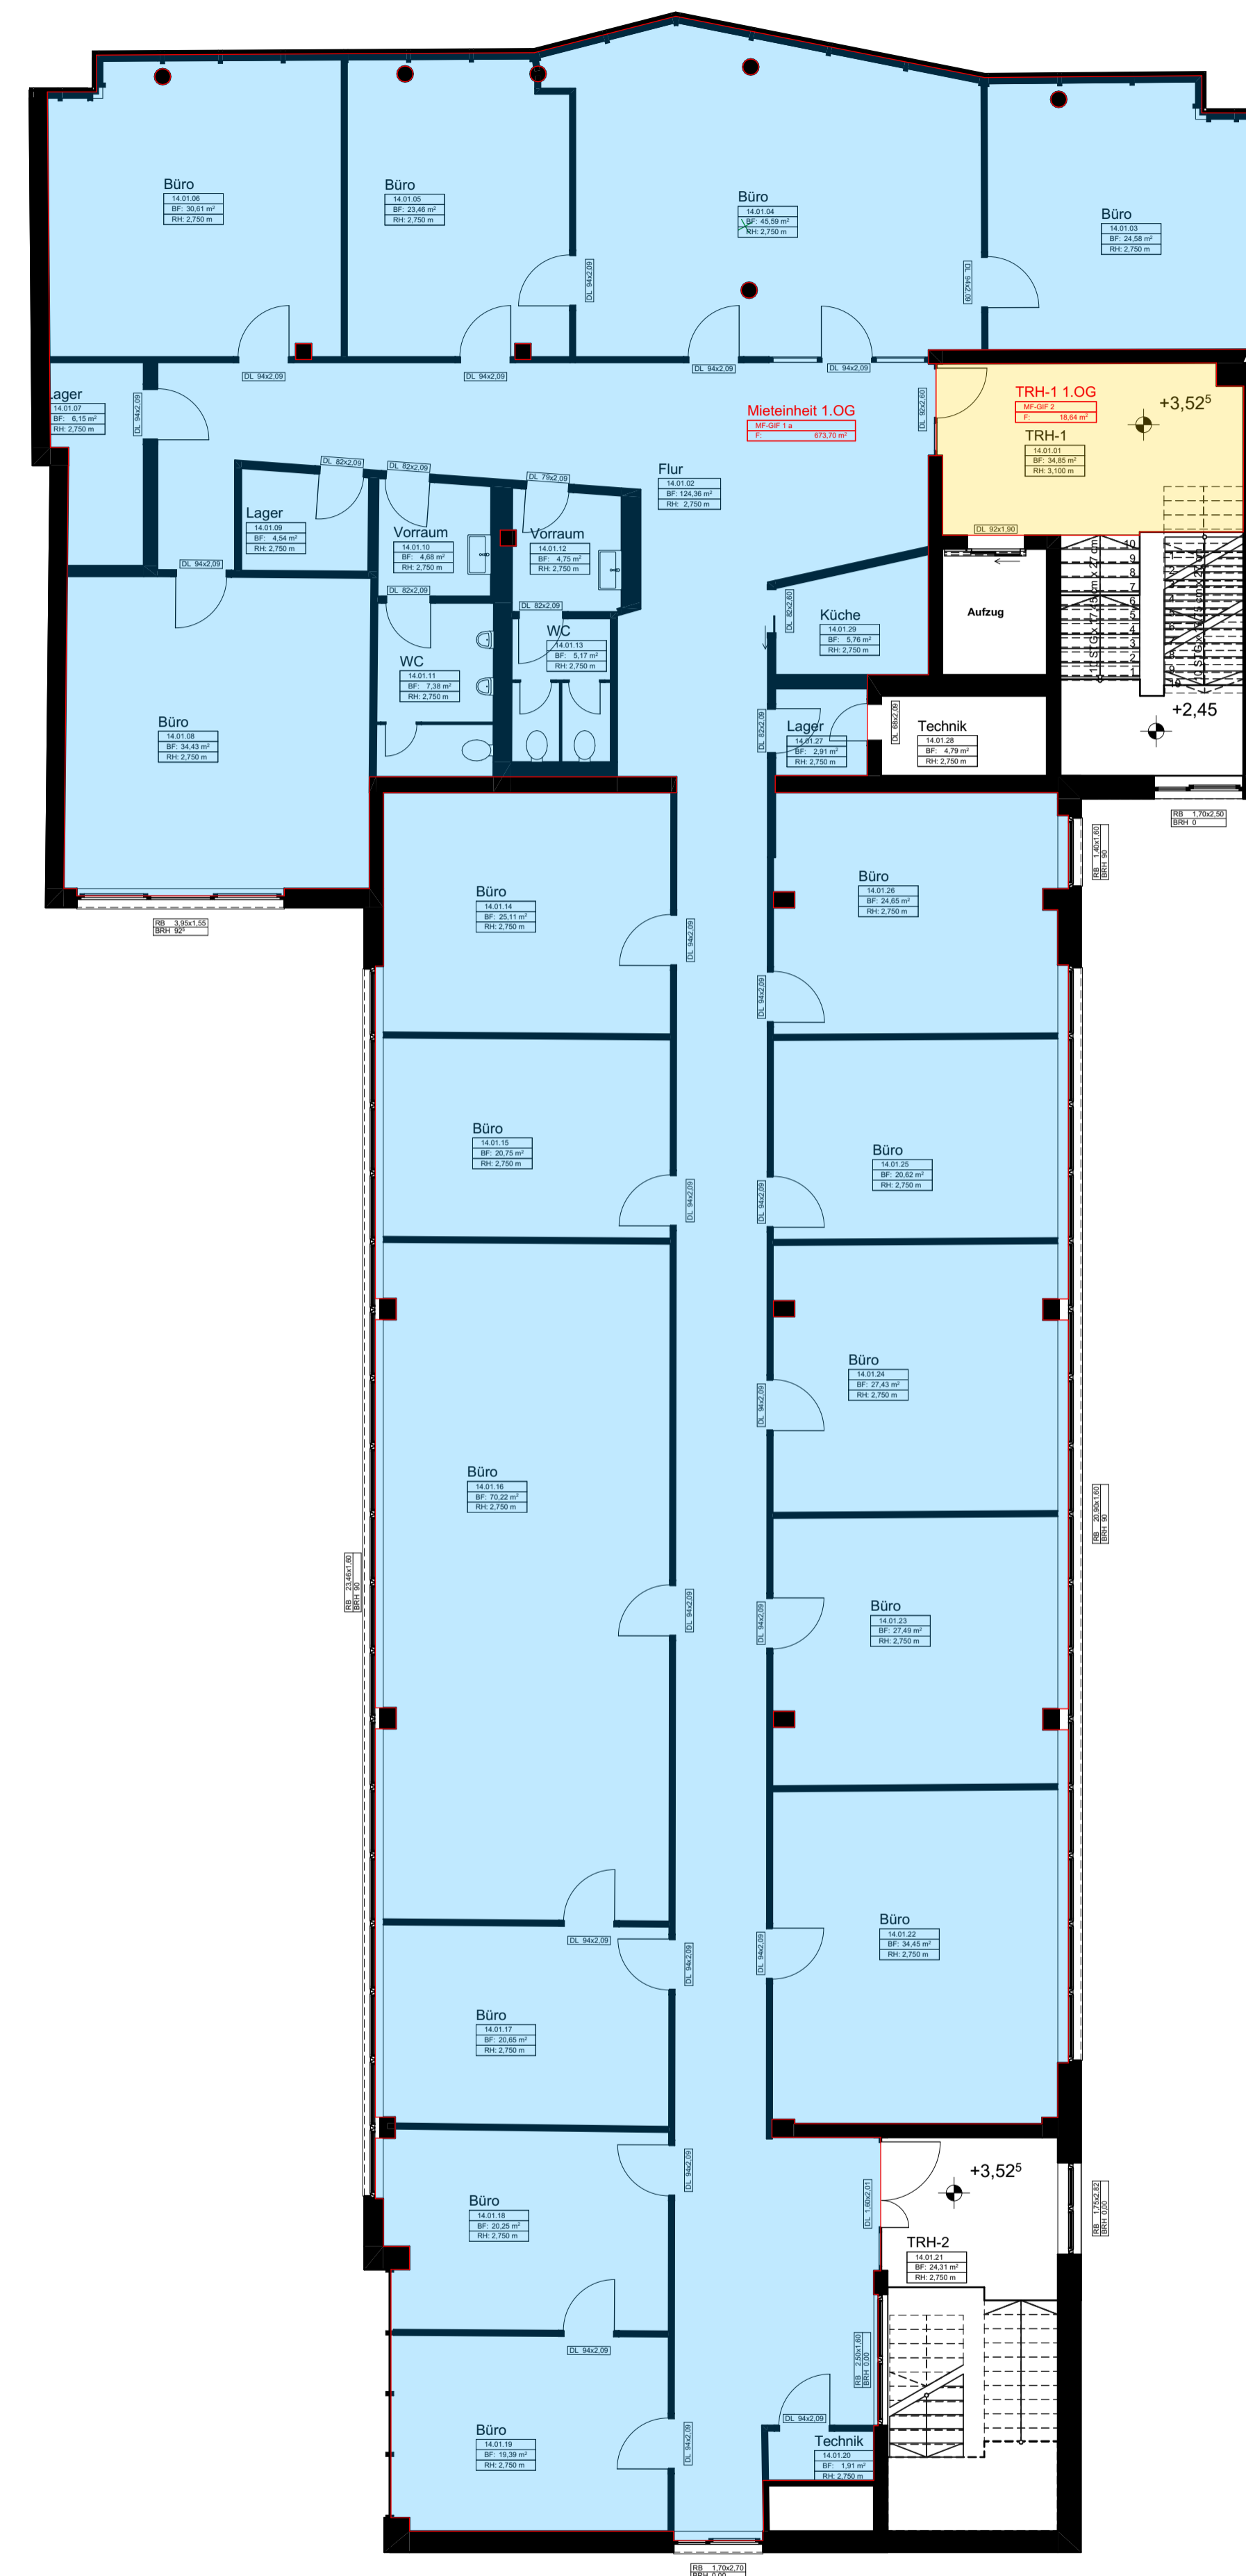

Auftrags-Nr.: 8358-01
 Lage: Neumarkt 7
 Duisburg
 Bearbeiter: Roderweiß
 Maßstab: 1:100

Grundriss
EG / OG 1

Essen, den 15.04.2025

SPITTHÖVER
+ KÖHNCKE
 Öffentlich bestellter Vermessungsingenieur
 Am Waldthausenpark 9 · 45127 Essen
 Tel. 020143754-0 · info@vwm-essen.de