


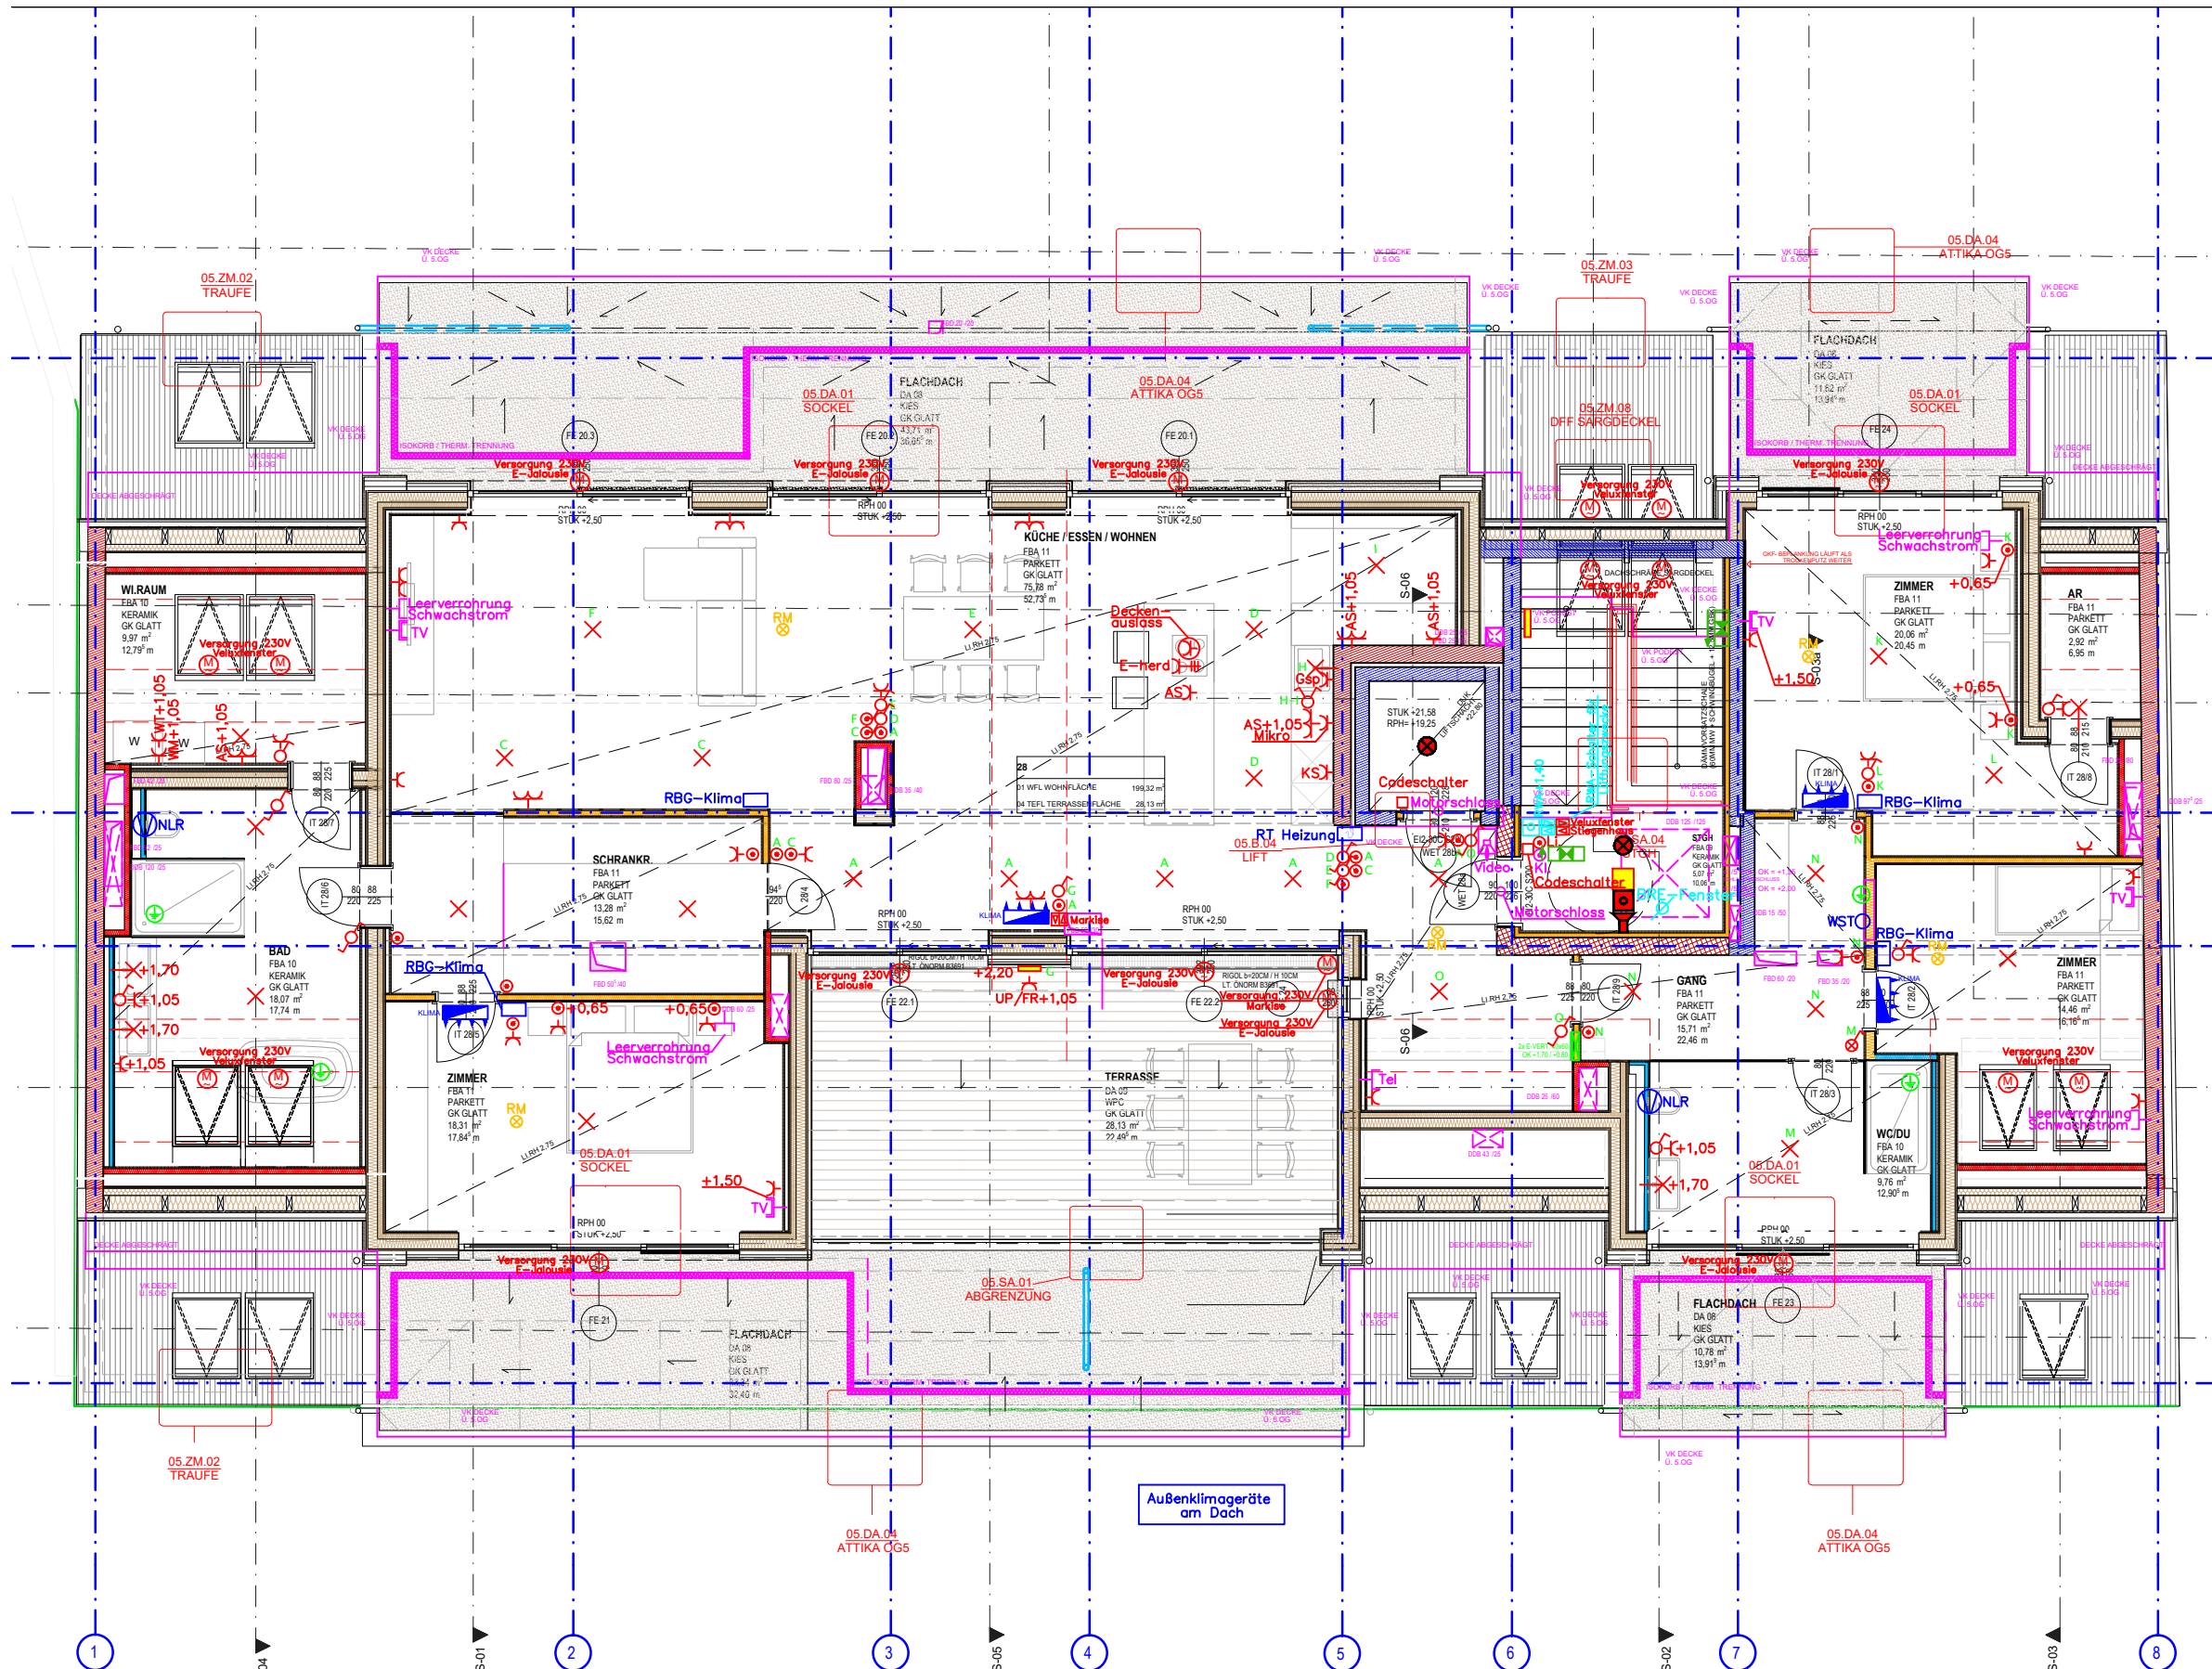

Muster Stromkreisaufstellung Wohnung:

- Ü01 Überspannungsableiter
- Q1 Fehlerstromschutzschalter 40A/ 4pol./ 30mA Typ A
- F1 E- Herd B16/3+N
- F2 Geschirrspüler B16/1+N
- F3 Schukosteckdosen Küche B16/1+N
- F4 Waschmaschine B16/1+N
- F5 Wäschetrockner B16/1+N
- F6 Handtuchtrockner B16/1+N
- F7 Heizungsanlage B13/1+N
- F8 Vorraum und Kellerabteil B10/1+N
- Q2 Fehlerstromschutzschalter 40A/ 4pol./ 30mA Typ A
- F10 Zimmer 1 B10/1+N
- F11 Zimmer 2 B10/1+N
- F12 Schlafen B10/1+N
- F13 Bad, WC, AR, Terrasse B10/1+N
- F14 Bel. Küche, Wohnen/Essen B10/1+N

Jeder Raum ist sternförmig vom Wohnungsverteiler zu versorgen

Rohre für Versorgungsleitungen Wohnungen in die Betondecke einlegen !!!!!!!

ACHTUNG Schallschutz Installation Wohnungstrennwände lt. Absprache !!!



Dieter Wintersperger | www.pbw.co.at
Elektrotechnik consulting & engineering

Elektrotechnikprojekt

Bauvorhaben:	Gezeichnet: D.Wintersperger
BVH–Reindlstraße	Datum: 05.12.2024
Top–28 6.OG	Plannr.: 2023/14–60G Top28
	Maßstab: 1:100

Legende:		Montagehöhen:	
	E–Verteiler	+1,05	Schalter
	Elektroinstallation	+0,30	Schukosteckdose
	Schaltgruppe	+1,85	Wandleuchten
	Beleuchtung	+1,50	Raumthermostat
	Schwachstromanlagen	+1,30	Hausprechstelle
	Heizung,Lüftung,Sanitär	+2,30	Gang–Klingel
	Rauchmelder	+0,30	Telefon
		+0,30	Antennensteckdose

Installation für Schwachstromanlagen, Heizung, Sanitär etc. lt. Absprache

Änderungen:

Index	Datum	Art der Änderung
A		
B		
C		
D		
E		
F		