


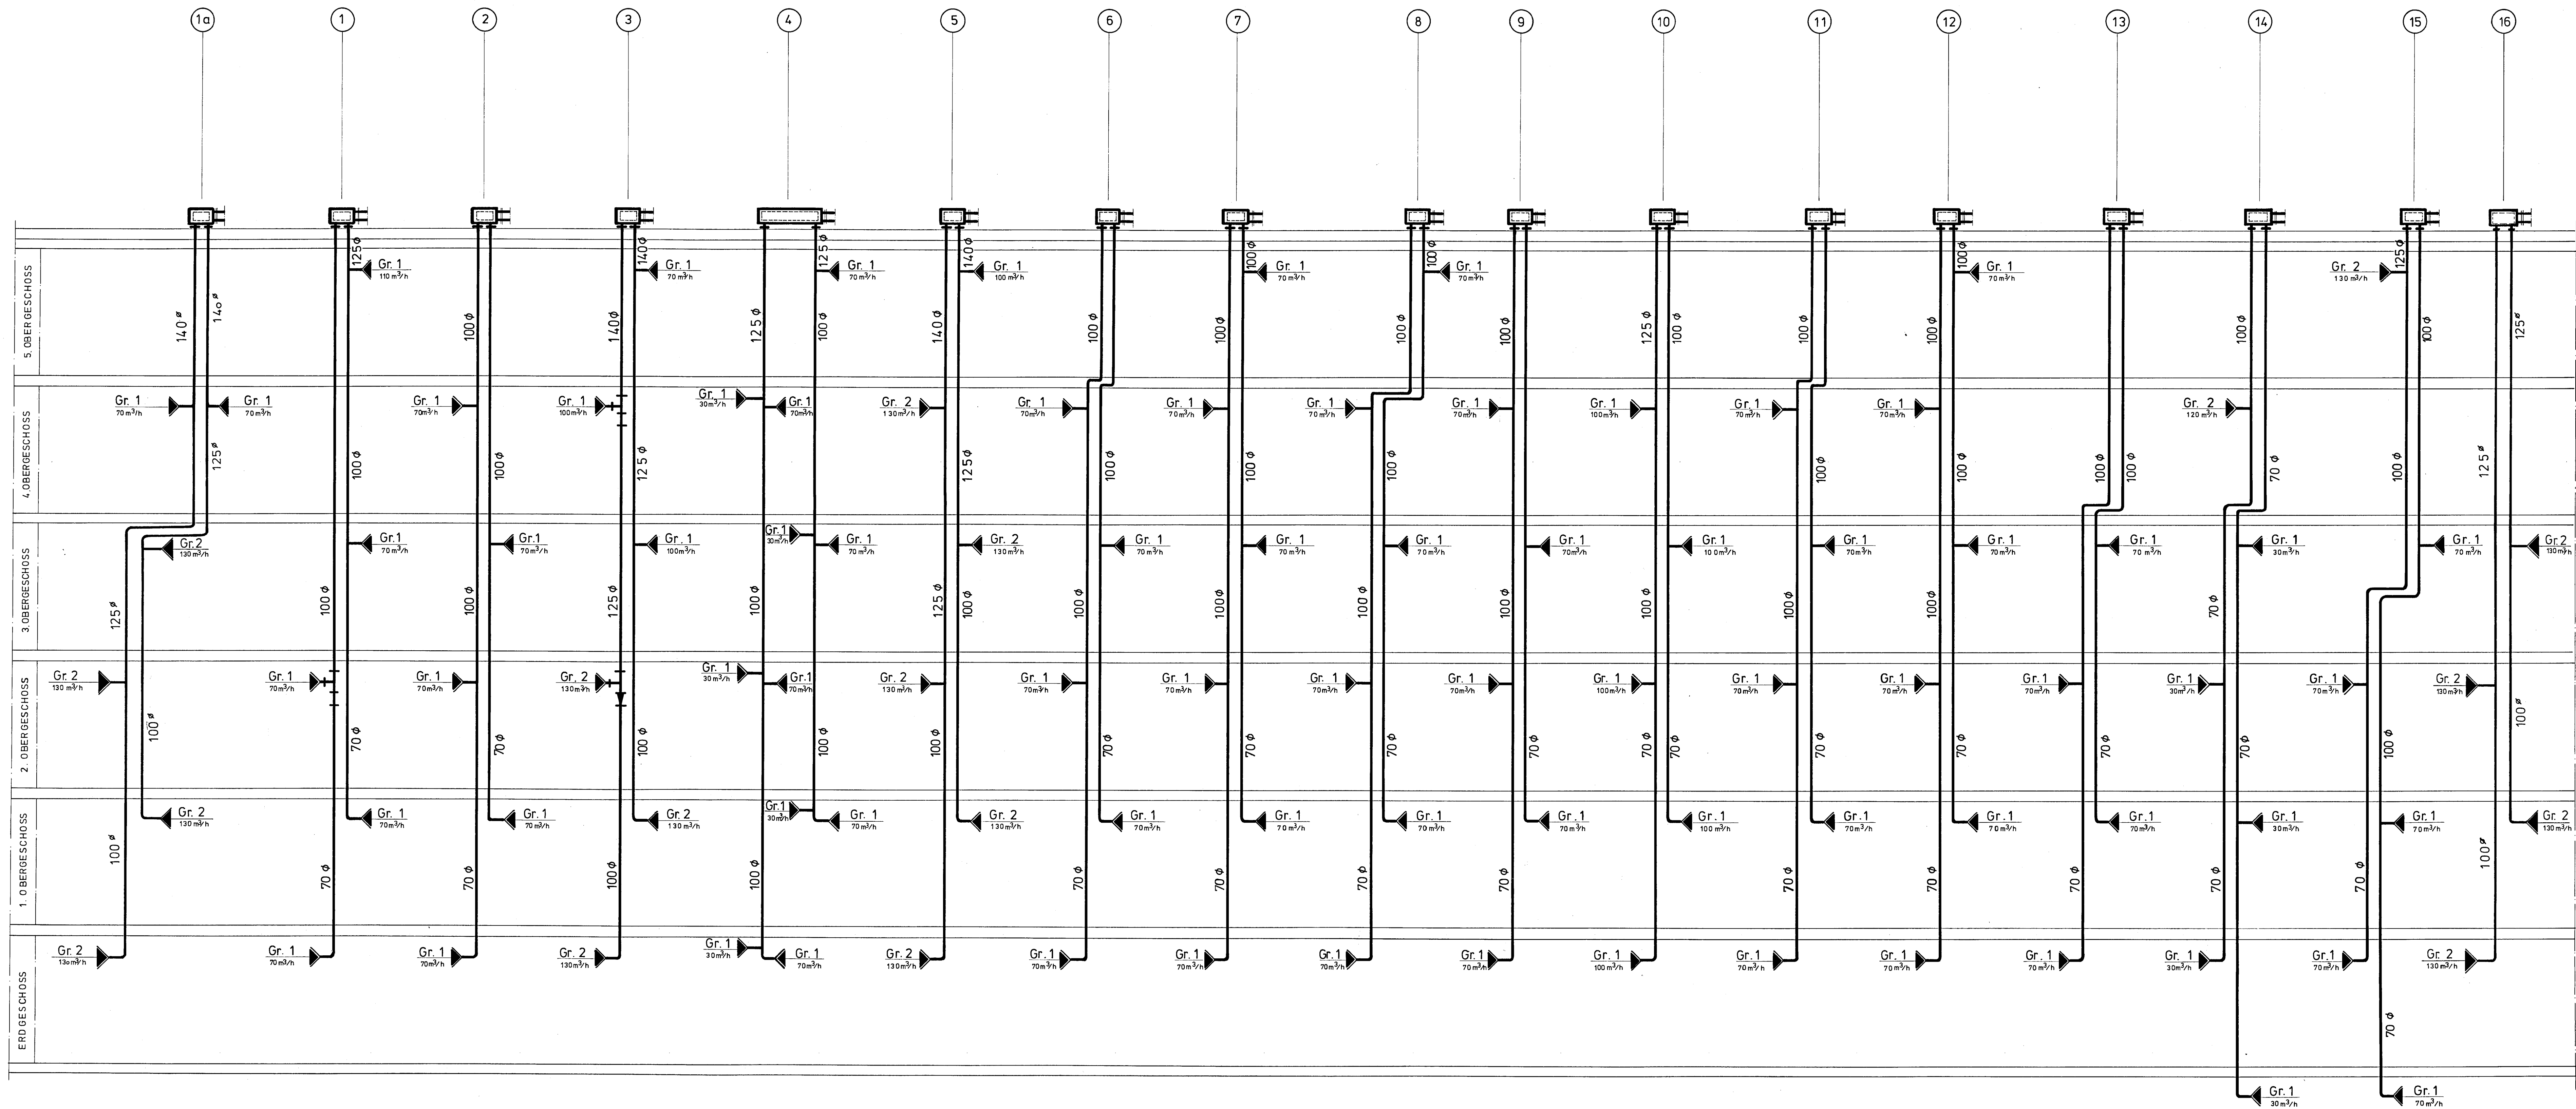

ERKLÄRUNG:  
Gr. 1 = Kontrollventil, Fabr. SF  
Type KGEB - 1, Grösse 140 mm  $\phi$   
Gr. 2 = Kontrollventil, Fabr. SF  
Type KGEB - 2, Grösse 180 mm  $\phi$

**INGENIEURBÜRO WILHELM LUTZ**  
Heizungs-, Sanitär-, Elektro- und Kältetechnische Anlagen  
8 München 19, Volpstr. 25, Tel. 177352

MONTAGEPLAN FÜR DIE WC-BAD- U. KÜCHEN-  
ENTLÜFTUNGSANLAGE, FÜR DAS BAUVORHABEN  
IN MÜNCHEN AN DER JOSEPHSBURGSTRASSE

STRANGSCHEMA

Maßstab: 1:50 Plan Nr.: L/48/406

|              | Konstruiert | Gezeichnet | Geprüft u. Genehmigt | Änderung |
|--------------|-------------|------------|----------------------|----------|
| Datum:       | 9.2.72      | 11.2.72    | 28.2.72              |          |
| Unterschrift | <i>...</i>  | <i>...</i> | <i>...</i>           |          |