


# LAGEPLAN

- zeichnerischer Teil-  
zum Bauantrag gem. § 4 LBOVVO

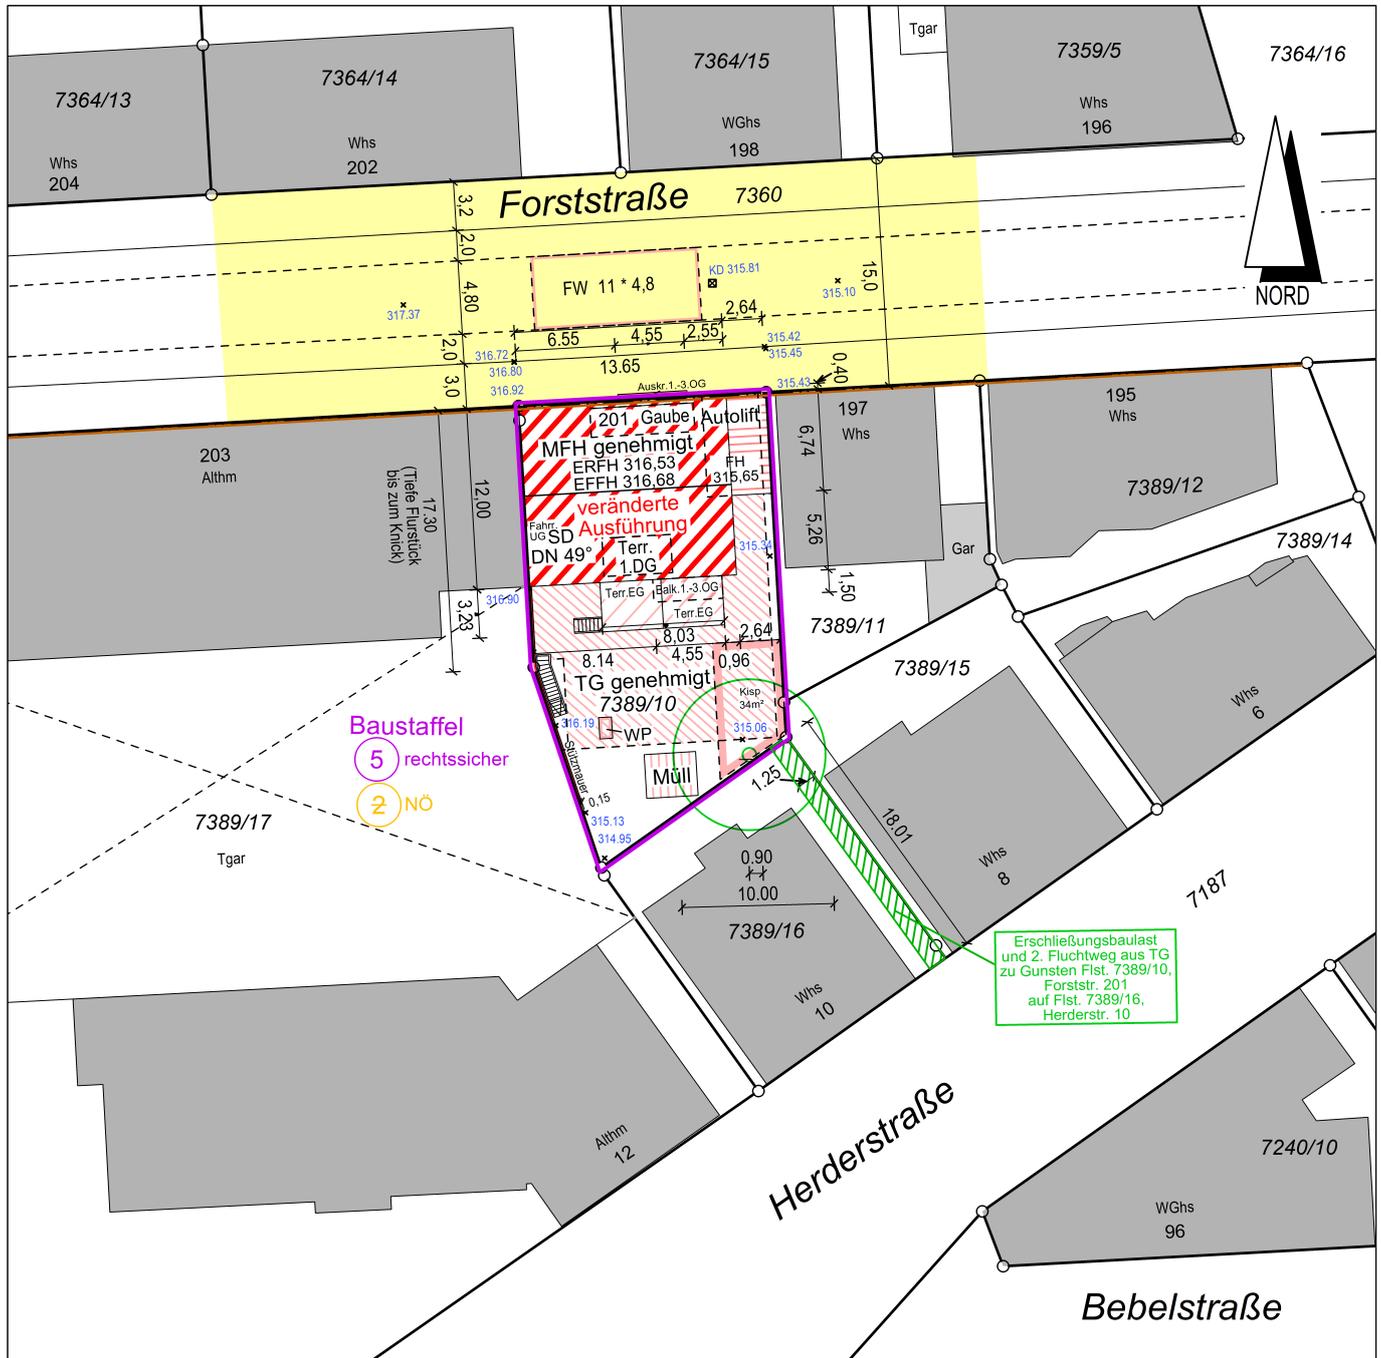

**Maßstab 1:500**

Vorhandene unterirdische Versorgungsanlagen  
und Leitungen sind im Lageplan nicht dargestellt!

Auftrag 2018-5603

Vermessungsbüro **Dipl.-Ing. Holger Pfitzner**

Öffentlich bestellter Vermessungsingenieur

Hermann-Fein-Str. 9, 70599 Stuttgart (Plieningen)

Tel. 0711 34218179 Mail [vermessung@vb-pfitzner.de](mailto:vermessung@vb-pfitzner.de)

2022\_11\_08, DB 2023\_05\_08

25 m

