


2. Obergeschoss

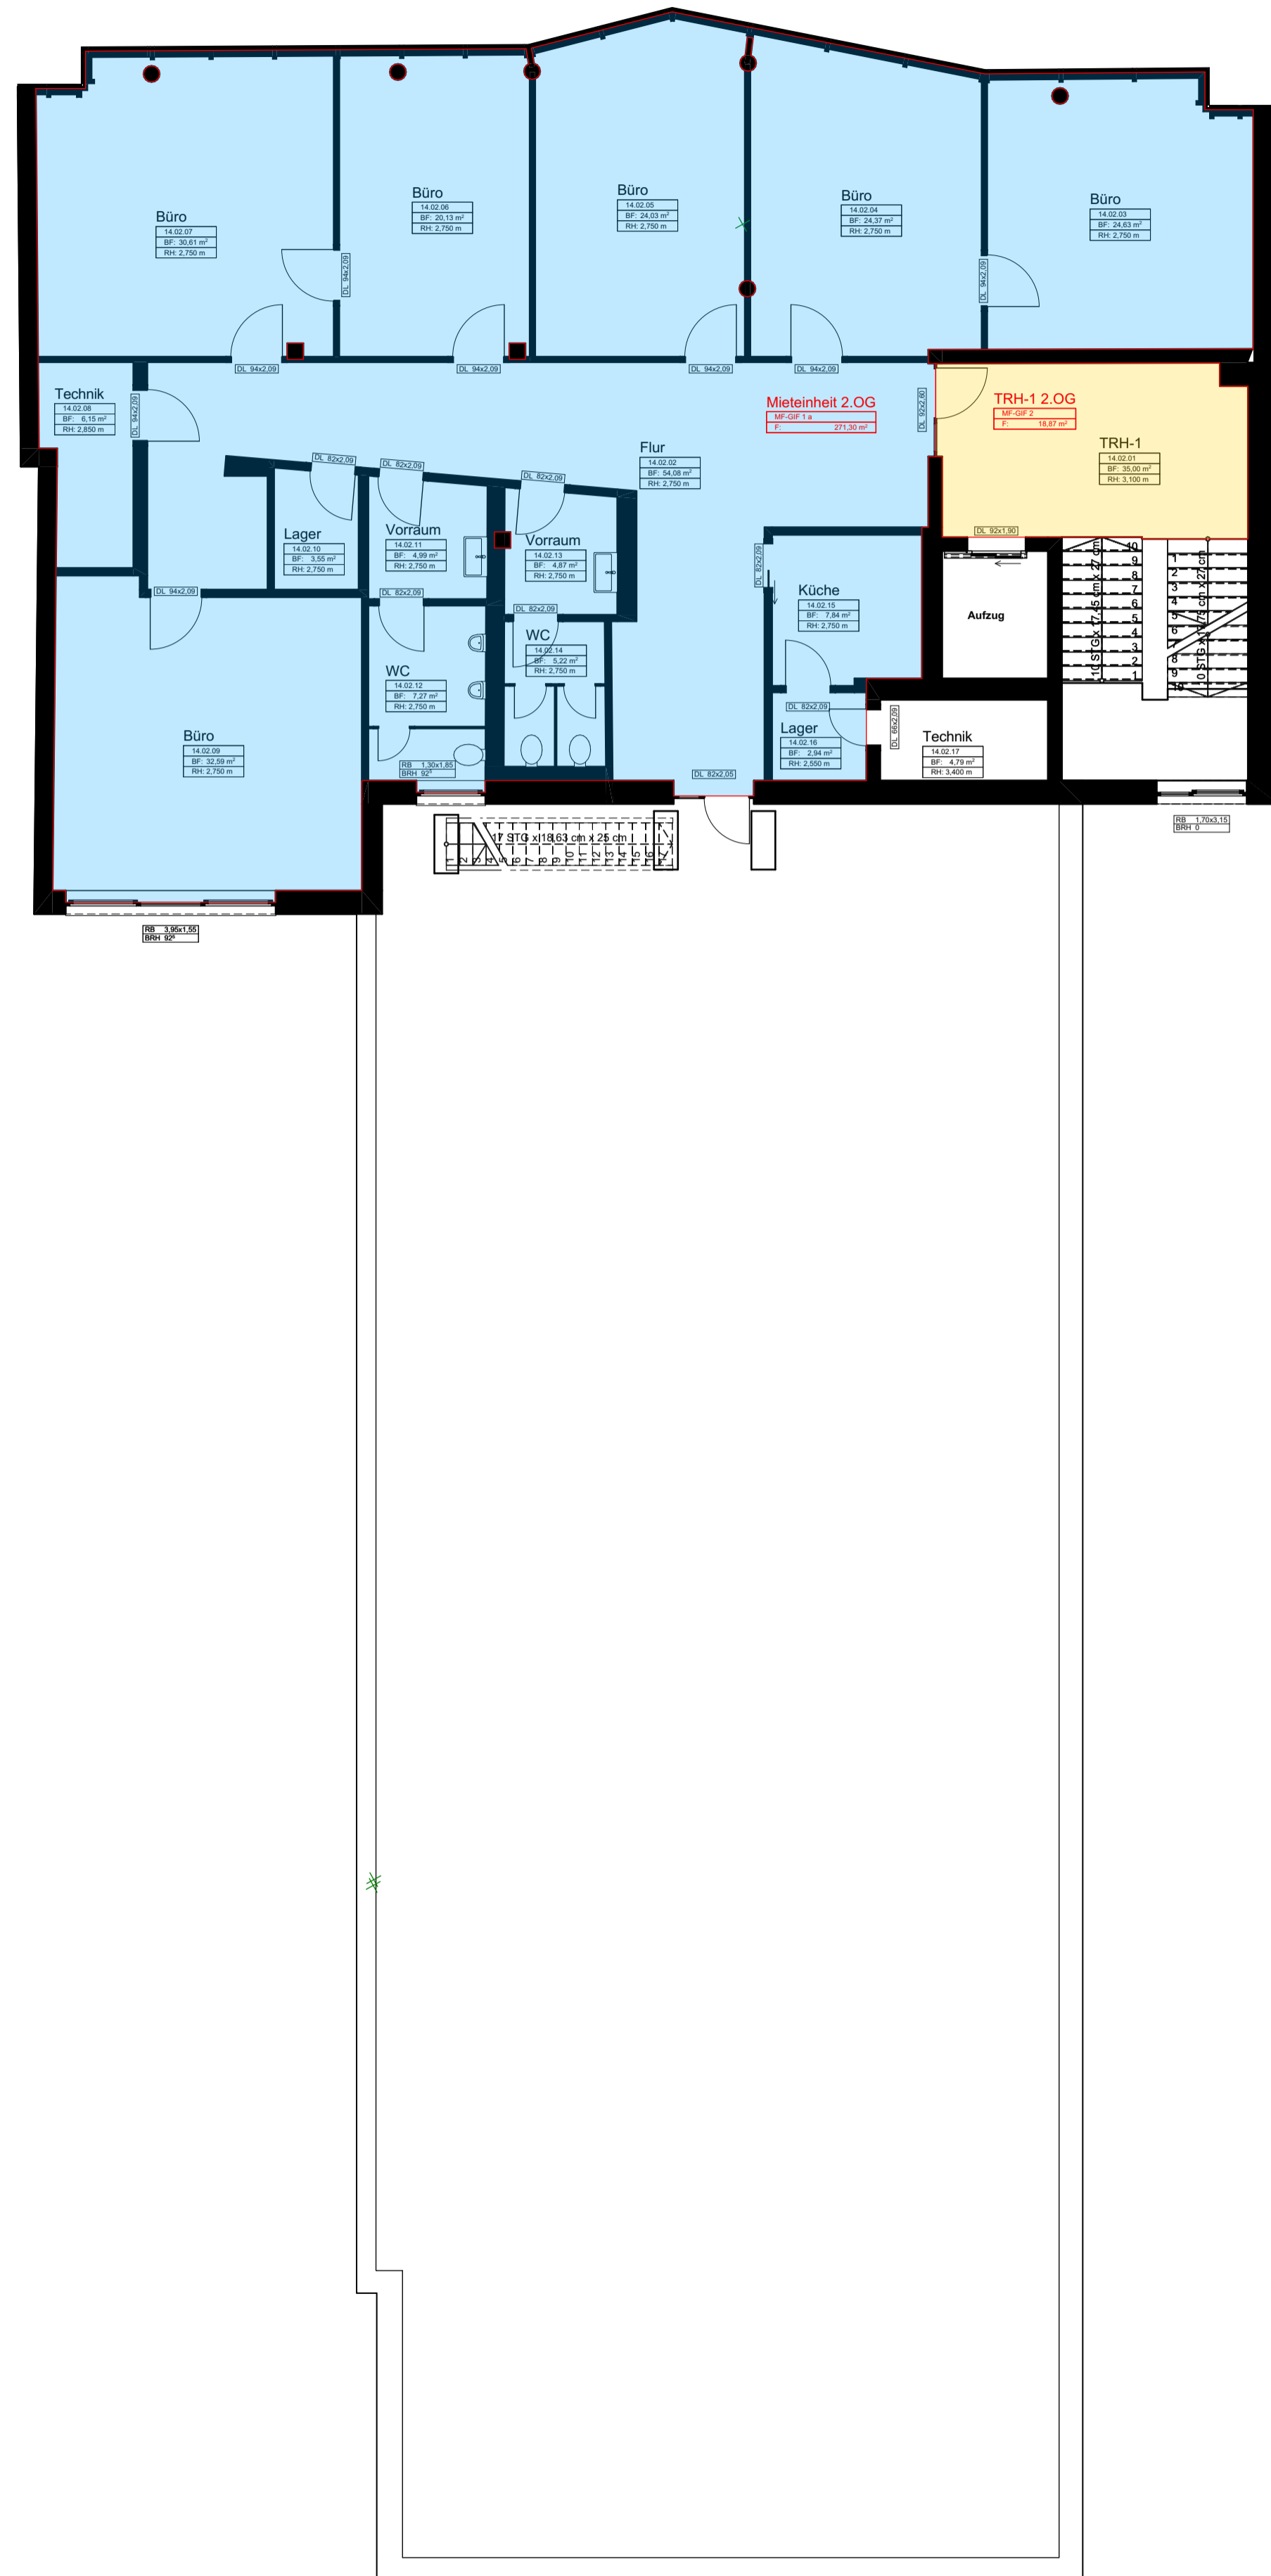

Auftrags-Nr.: 8358-01  
 Lage: Neumarkt 7  
 Duisburg  
 Bearbeiter: Roderweiß  
 Maßstab: 1:100

**Grundriss**  
**2.OG-4.OG**

**SPITTHÖVER**  
**+ KÖHNCKE**

Öffentlich bestellter Vermessungsingenieur  
 Am Waldthausenpark 9 · 45127 Essen  
 Tel. 020143754-0 · info@vem-essen.de

Essen, den 15.04.2025