


# Anlage 2 - Grundrissplan

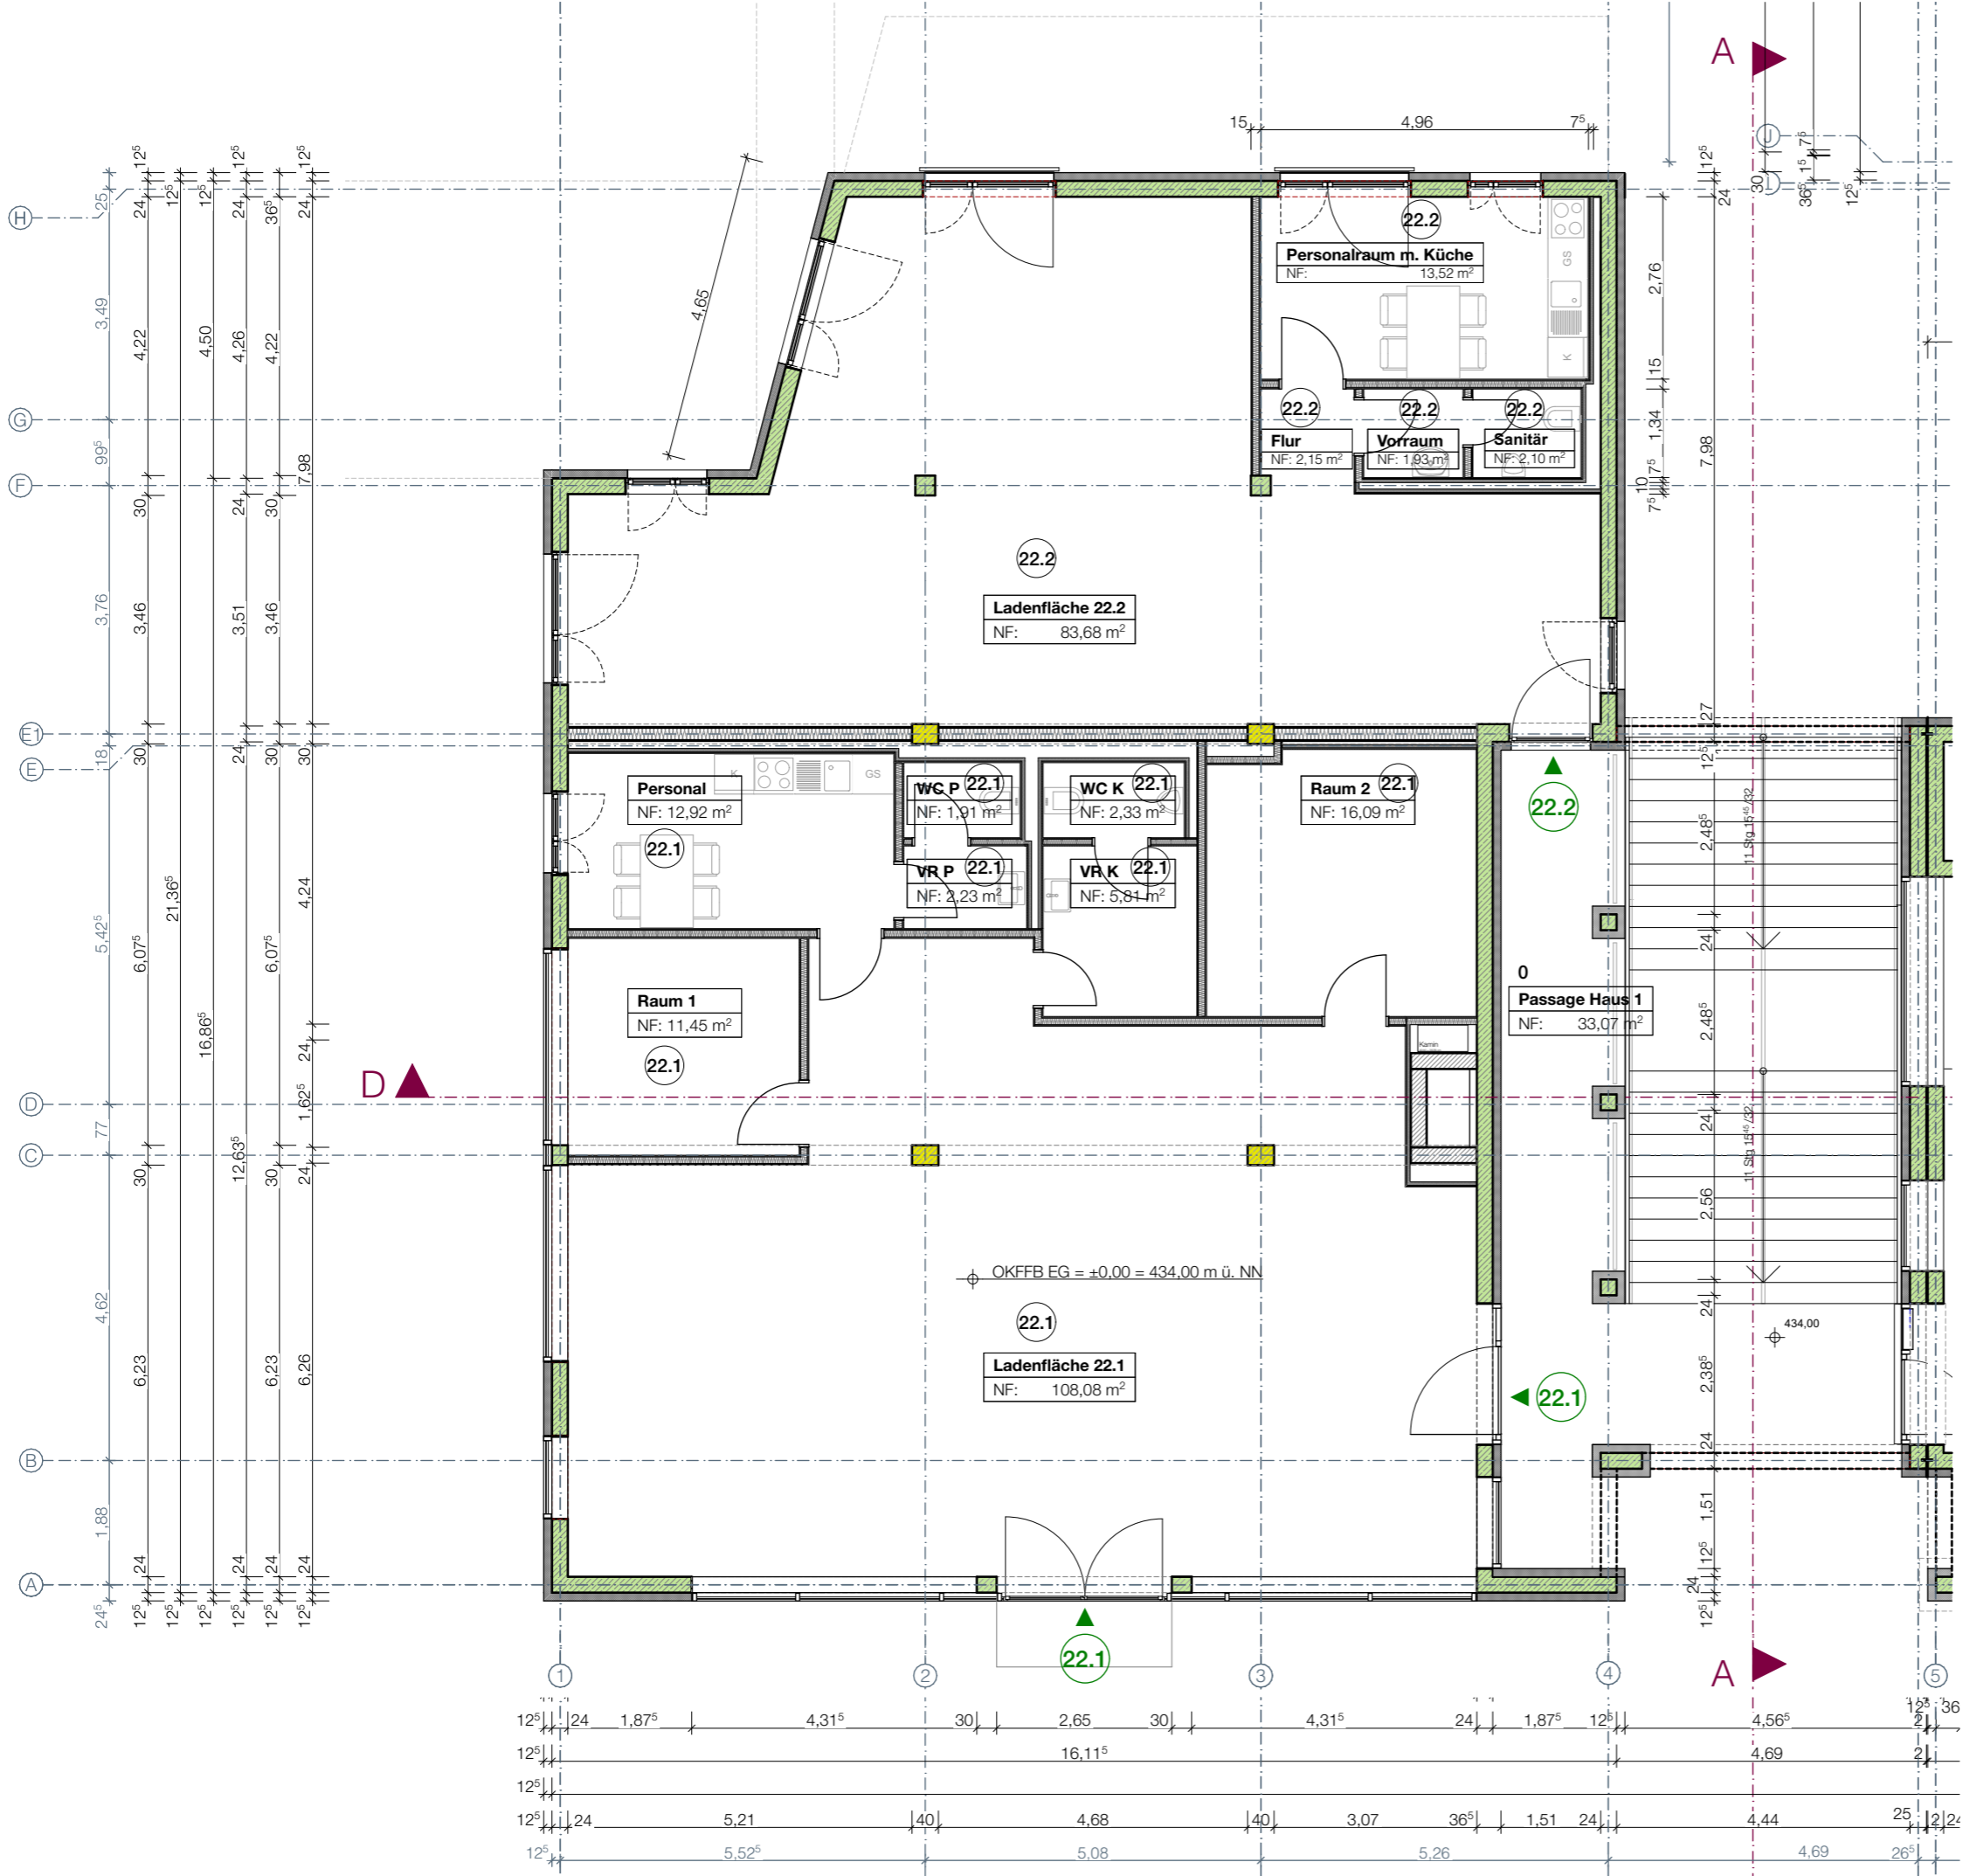

Projektnummer 1832	Plannummer A 2.1	Index
Projektbezeichnung VIT-C		
Planinhalt Aufteilungsplan Erdgeschoss, Haus 1, Achse 1-5/A-H		
Gezeichnet be/rh	Stand 29.05.2023	Maßstab 1:100