


1	
2	
3	RDS Wasser DN 100 UK = +1,50 ab FFB KG
4	4x RDS Elektro DN 100 UK = +2,10 ab FFB KG
5	RDS Kanal DN 150 UK = +..... ab FFB KG Höhenlage Kanalanschluss prüfen
6	RDS Pumpensumpf DN 100 UK = +2,20 ab FFB KG Höhenlage Kanalanschluss prüfen

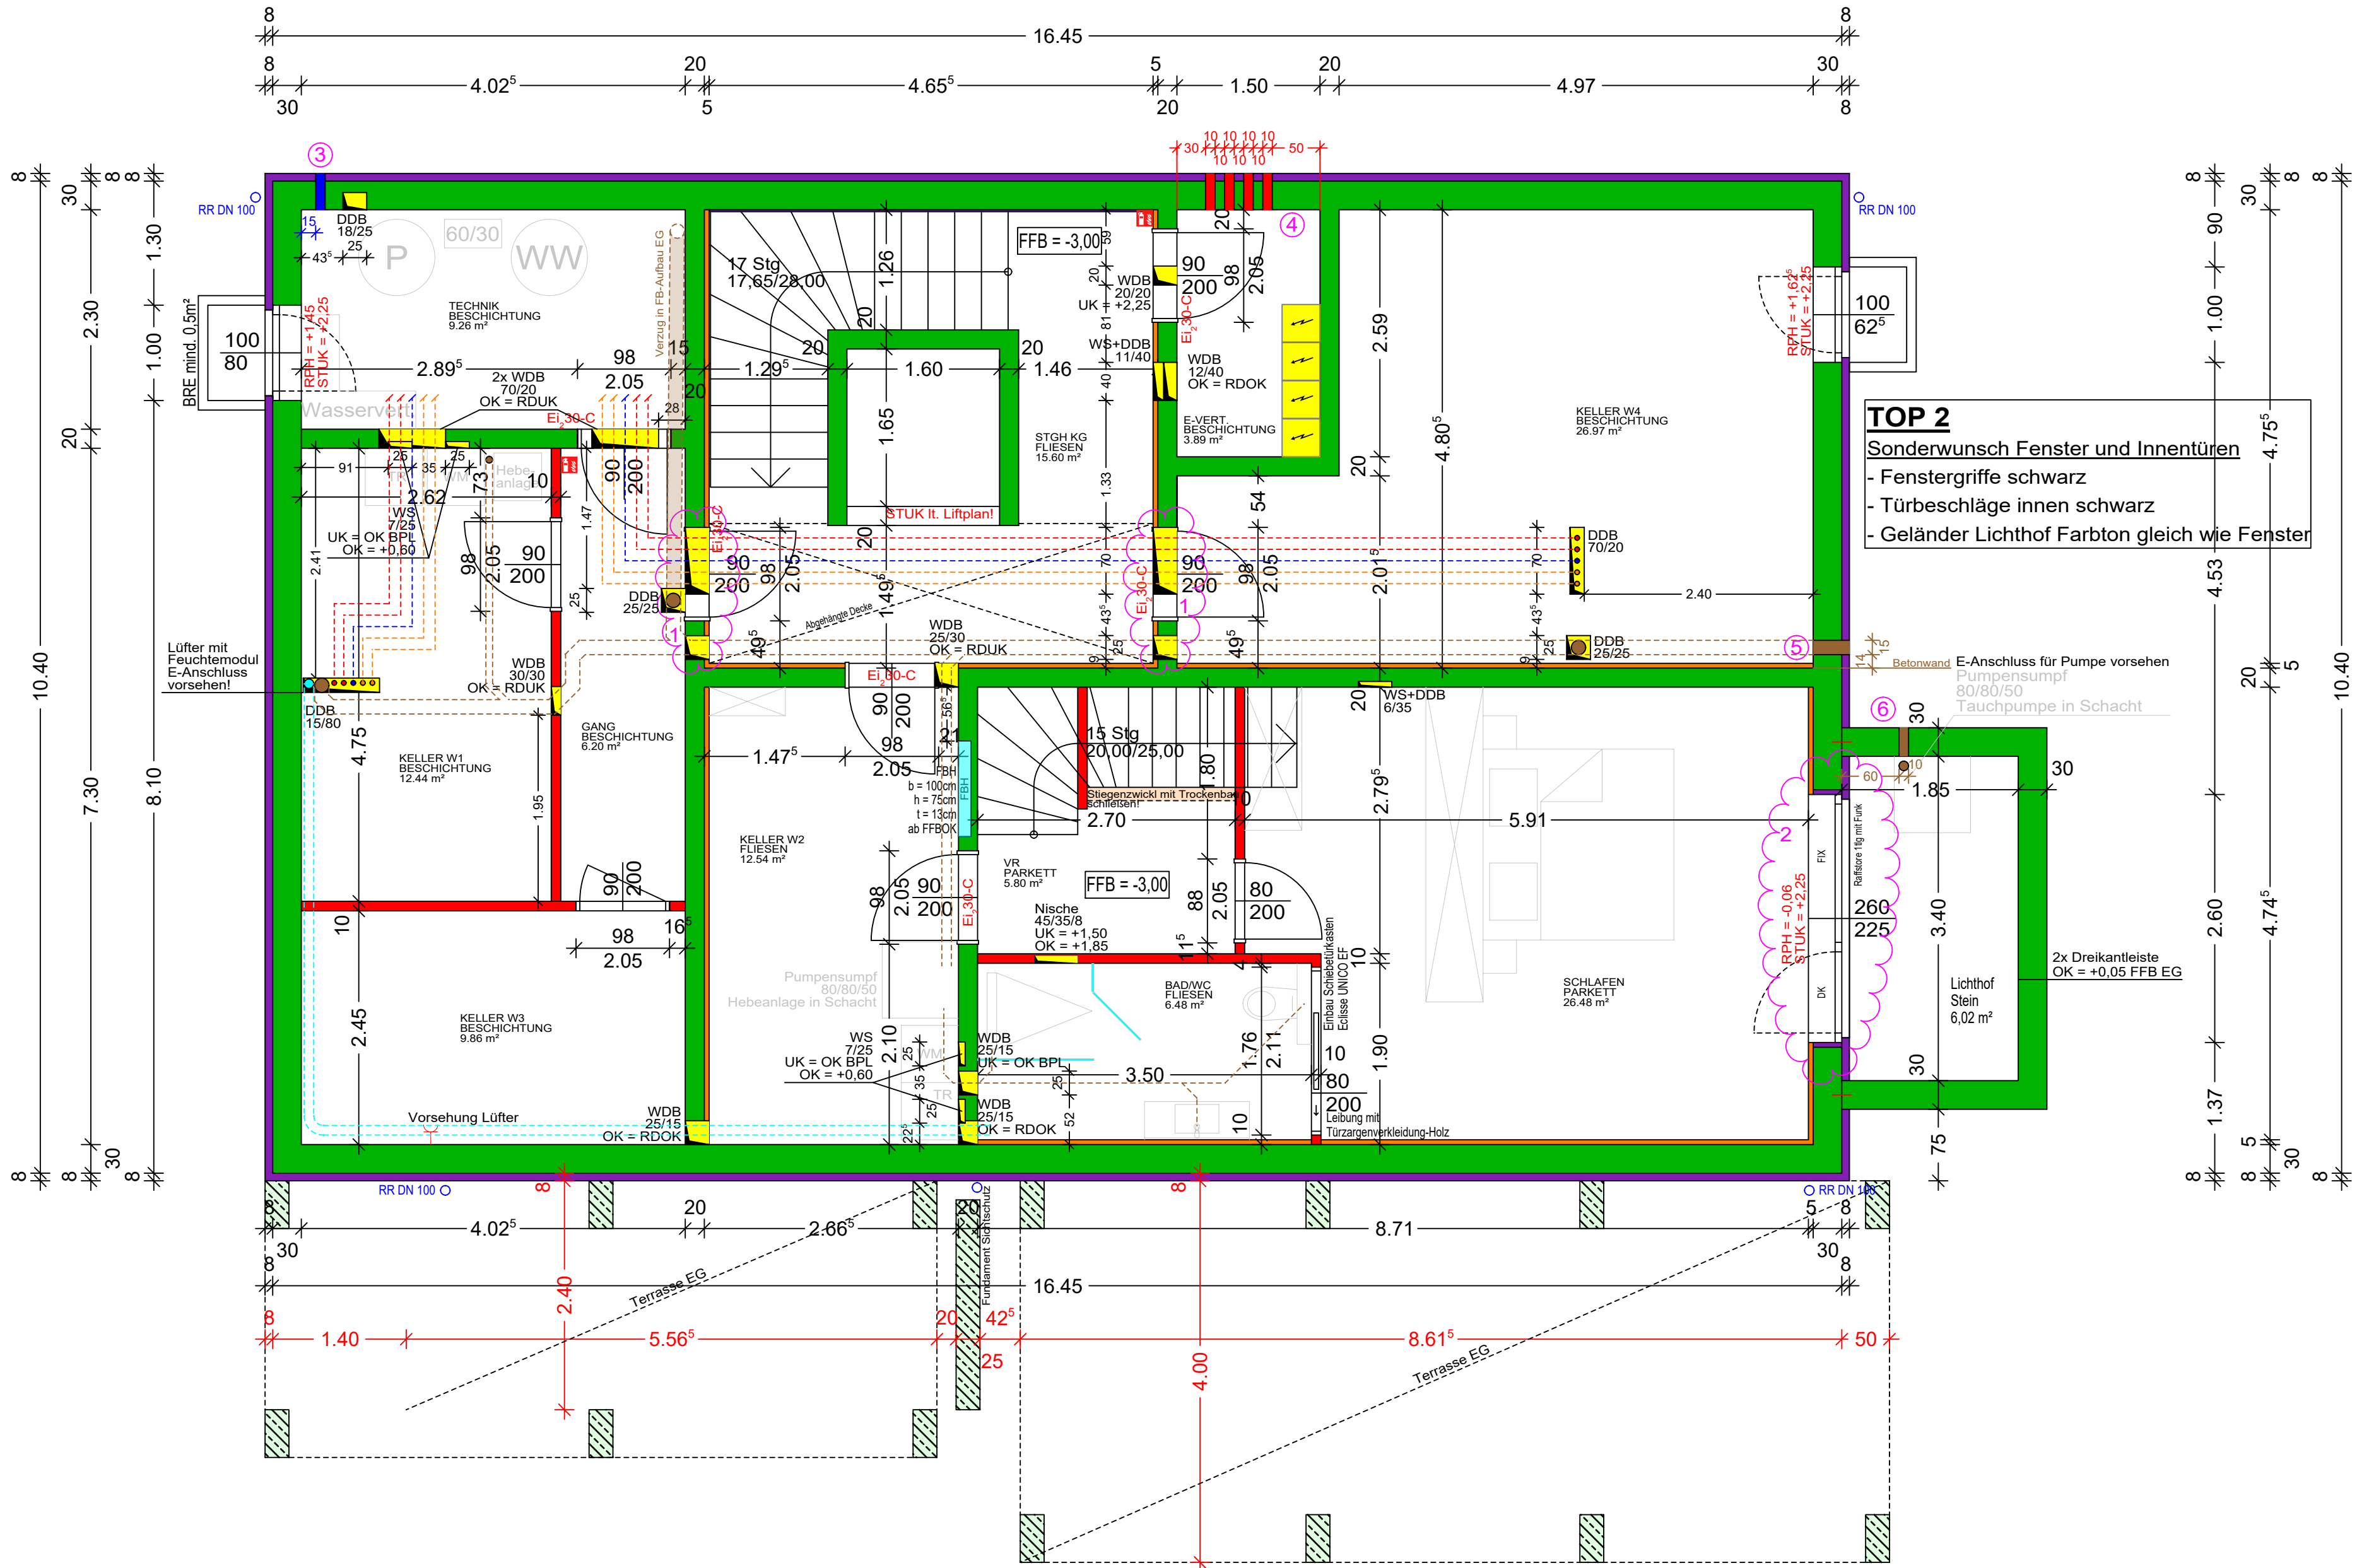

AUSFÜHRUNGSPLAN

PROJEKT:
BV Elxhausen, Nösnerstraße 14

PLANINHALT:
GRUNDRISS KELLERGESCHOSS

PROJ-NR	PLAN NR:	Maßstab 1:50	E
2024-12-01	P - KG - 01E		

Stahlbeton

Wärmedämmung XPS

H-Stein 25/50

Ziegelmauerwerk

VSDP-Mineralwolle verputzt oder Gipskartonständerwand mit MW

PROJ-NR	INDEX E	GEZEICHNET:	MAßSTAB:	PLANART:	GST. 537/19	EZ 212
2023-11-02	03.12.2024	Buchmayr Michelle	1:50	AUSFÜHRUNGSPLAN	KG 56507 Elxhausen	

Änderungsvermerke

Index	Datum	Name	Änderungen/Ergänzungen/Stand
p			
o			
n			
m			
l			
k			
j			
i			
h			
g			
f			
e	26.03.2025	MB	AUSDRUCK
d	24.03.2025	MB	AUSDRUCK
c	28.01.2025	MB	Einarbeiten Angaben HLS
b	20.12.2024	MB	AUSDRUCK
a	03.12.2024	MB	AUSDRUCK

TFM Bau GmbH Planung Hochbau

TFM Bau GmbH
Tel.: (07744) 20 120-0

A-5222 Munderfing
Fax: (07744) 20 120-20

Hauptstraße 2/1
e-mail: office@tfm-bau.at