

Datum 7.11.1965
gez. 675
gepr. 157-7328
DR. WEBER

ELT-PLAN

Nr. 18213 D

Maßstab 1:100

OKAL-HAUS 117 q1

O. KREIBAUM
Lauenstein / Hannover


Handwerkerzeichnung

DER BAUHERRE

DER BAUHERRE

DER BAUHERRE

- STECKDOSE
- EINRACHSCHALTER
- WECHSELSCHALTER
- LEUCHTE M. ZUGSCH.
- WANDLEUCHTE
- RADIO-FERNSEHDÖSE
- DECKENLEUCHTE
- RASIERSTECKDOSE

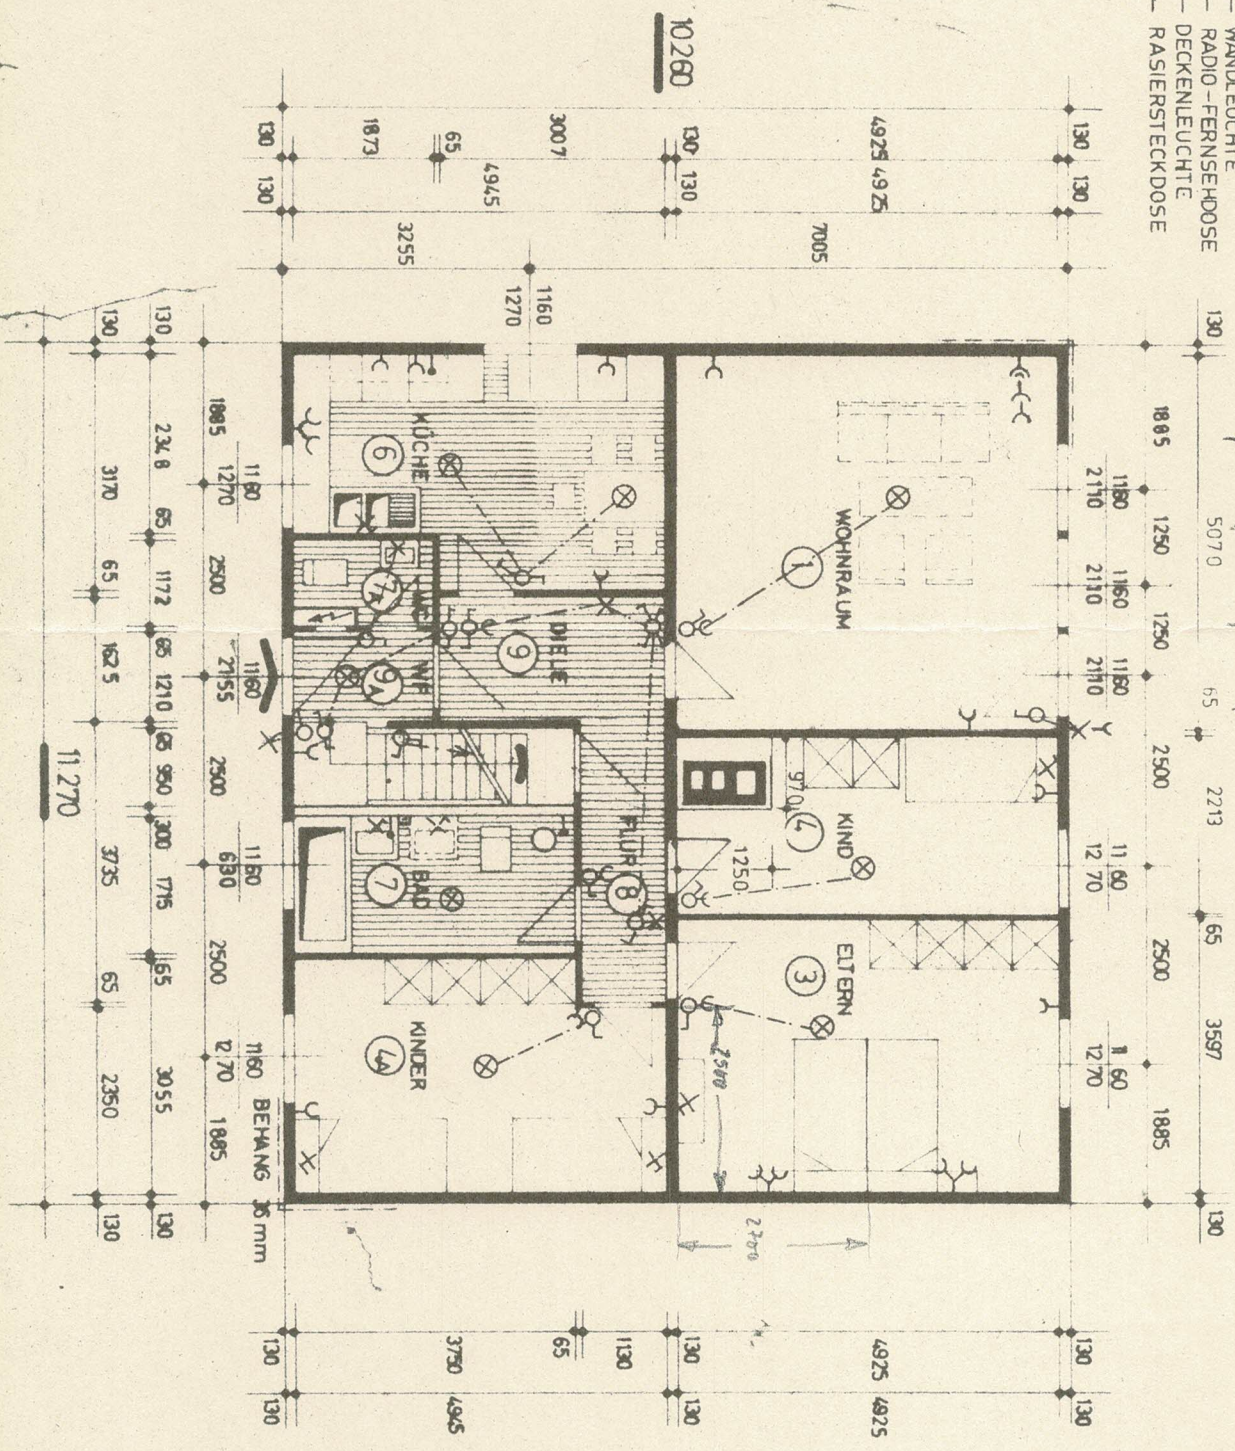

Datum
20.6.1964
GA.DR. WE

gez.
157-8150
gepr.

KELLERGRUNDRISS 1

1171


M.
12.113 D

Masstab
1:100

OKAL - HAUS 117 o.T.

O. KREIBAU
Lauenstein / Hannover

Handwerkerzeichnung

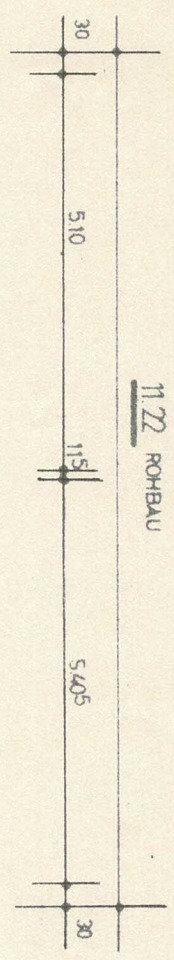

FERTIGMASS
LÄNGE: 11.25
BREITE: 10.24
D. SIEHE DETAIL

