



PLANTA BAJA

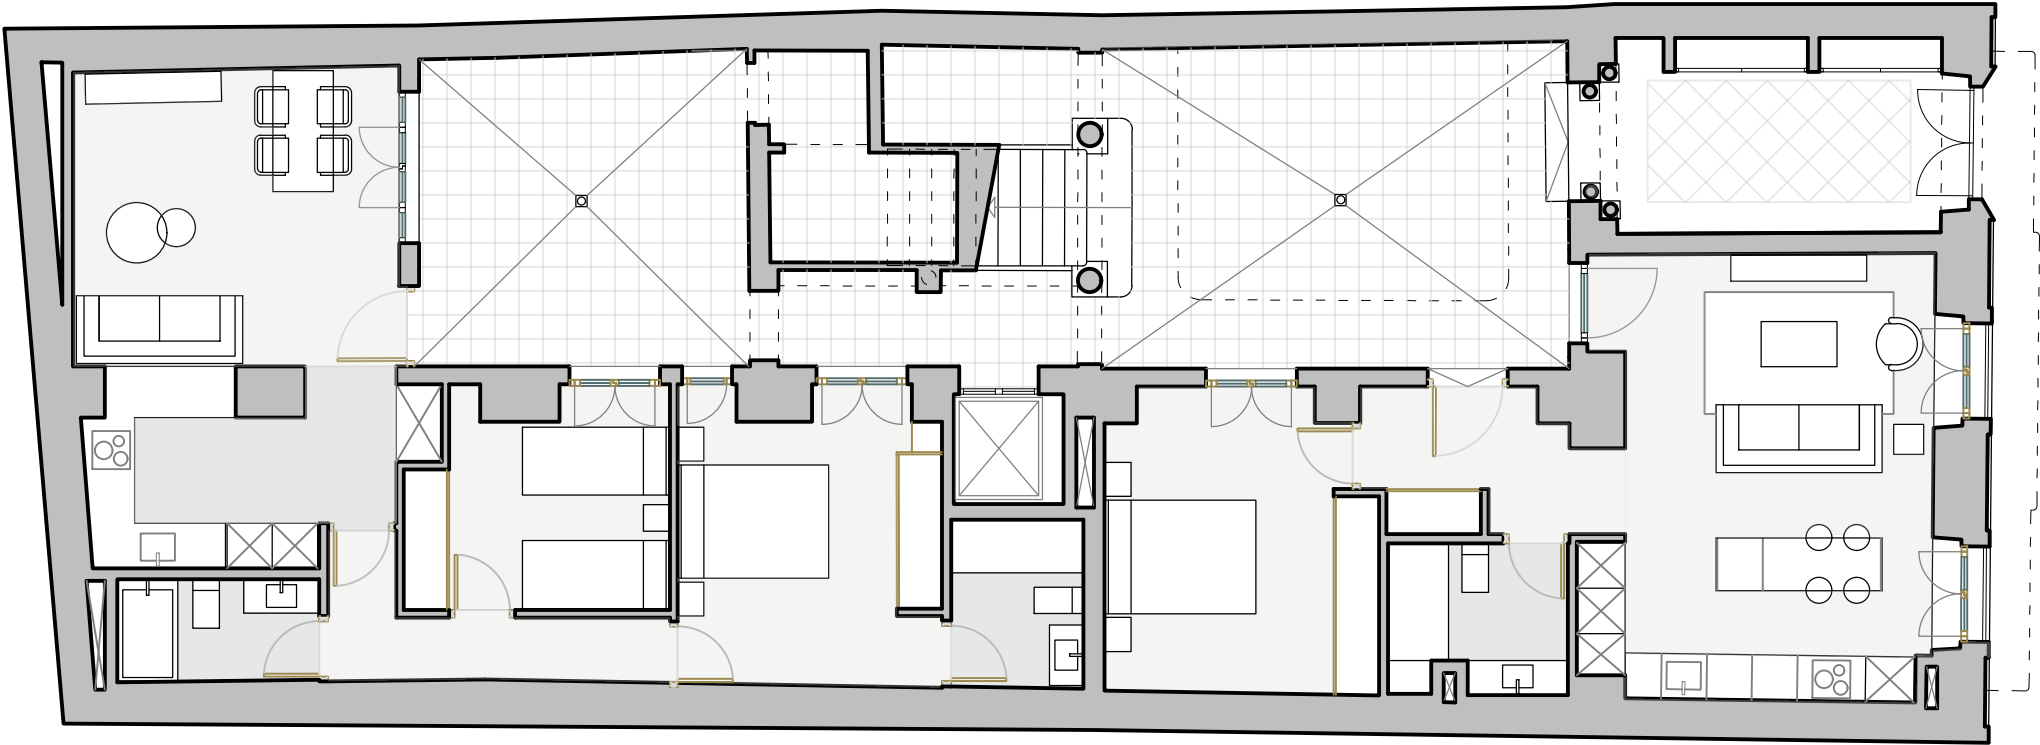

PLANTA PRIMERA

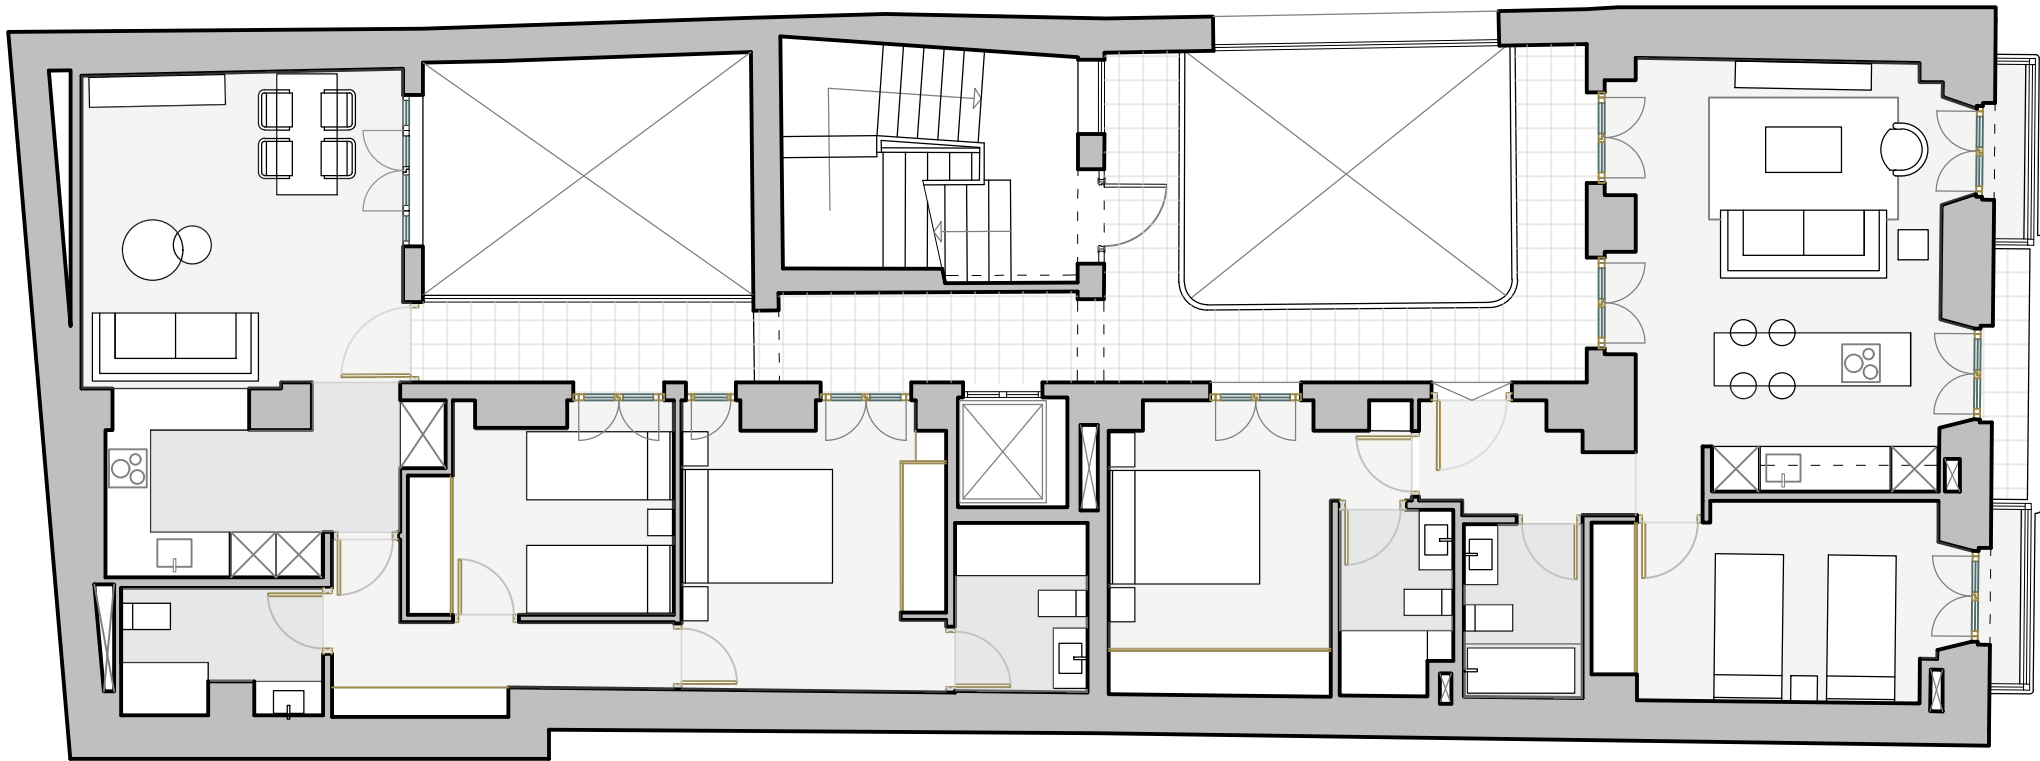

PROYECTO DE EJECUCIÓN

REHABILITACIÓN DEL ACTUAL COLEGIO DE MÉDICOS EN EDIFICIO
PLURIFAMILIAR PARA 6 VIVIENDAS - C/ CERVANTES, 12. CÁDIZ
C.P. 11003 CÁDIZ. REF. CATASTRAL 1967611QA4416F

PROMOTOR
Edificio Calle Cervantes S.L., C/ Duque de Medinaceli 12, 28014 Madrid

PLANO: ESTADO REFORMADO
PLANTA BAJA Y PRIMERA **A-02.1R**

FECHA 2 JUNIO 2025 ESCALA: 1/100 N

Fdo. EL ARQUITECTO Fdo. LA PROPIEDAD
Summeria Arquitectura + Ingeniería Fenext Development S.L.U.
Ignacio Alva Rodríguez
Manuel Martínez González

SUMMERIA ARQUITECTURA + INGENIERÍA
Edificio Metropol 3, C/ Industria 5, planta 1, mod. 6-7,
C.P. 41927, Mairena del Aljarafe (Sevilla)
www.summeria.com info@summeria.com
Telf. +34 955 986 742

